


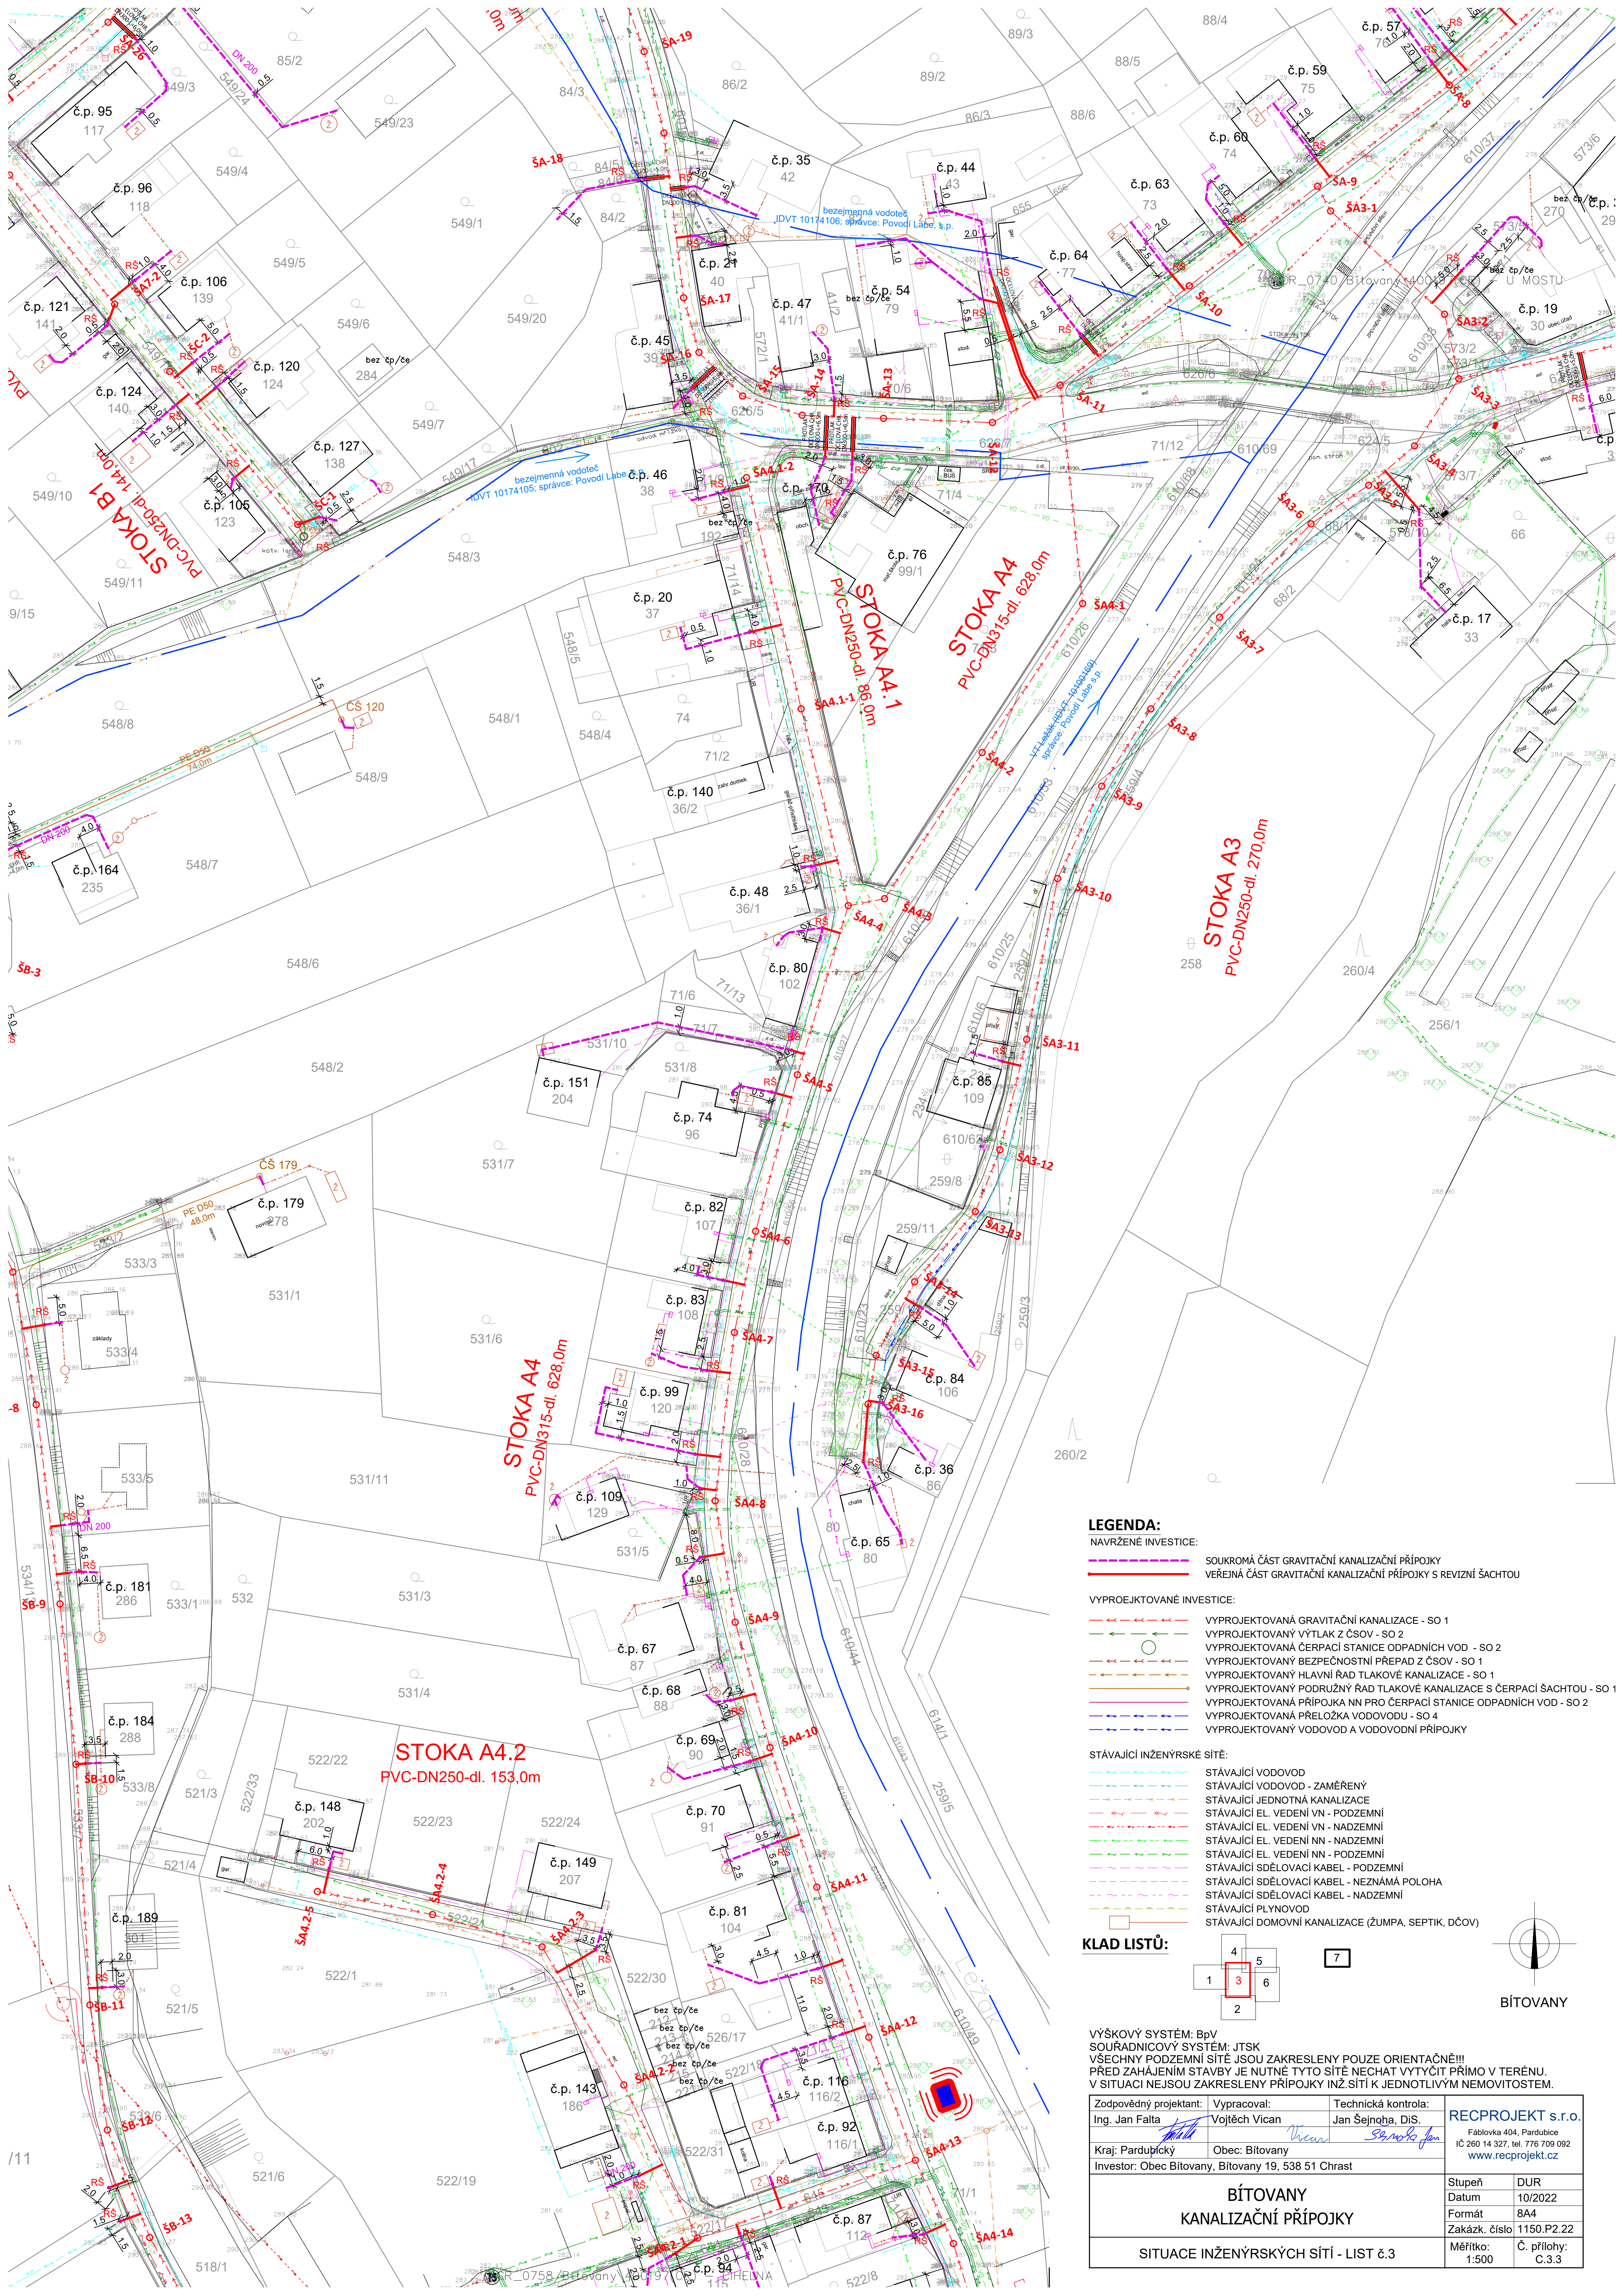

LEGENDA:

NAVRŽENÉ INVESTICE:

- SOUKROMÁ ČÁST GRAVITAČNÍ KANALIZAČNÍ PŘÍPOJKY
- VEŘEJNÁ ČÁST GRAVITAČNÍ KANALIZAČNÍ PŘÍPOJKY S REVIZNÍ ŠACHTOU



VYPROJEKTOVANÉ INVESTICE:

- VYPROJEKTOVANÁ GRAVITAČNÍ KANALIZACE - SO 1
- VYPROJEKTOVANÝ VÝTLAK Z ČSOV - SO 2
- VYPROJEKTOVANÁ ČERPAČÍ STANICE ODPADNÍCH VOD - SO 2
- VYPROJEKTOVANÝ BEZPEČNOSTNÍ PŘEPAD Z ČSOV - SO 1
- VYPROJEKTOVANÝ HLAVNÍ ŘAD TLAKOVÉ KANALIZACE - SO 1
- VYPROJEKTOVANÝ PODRUŽNÝ ŘAD TLAKOVÉ KANALIZACE S ČERPAČÍ ŠACHTOU - SO 1
- VYPROJEKTOVANÁ PŘÍPOJKA NN PRO ČERPAČÍ STANICE ODPADNÍCH VOD - SO 2
- VYPROJEKTOVANÁ PŘELOŽKA VODOVODU - SO 4
- VYPROJEKTOVANÝ VODOVOD A VODOVODNÍ PŘÍPOJKA

STÁVAJÍCÍ INŽENÝRSKÉ SÍTĚ:

- STÁVAJÍCÍ VODOVOD
- STÁVAJÍCÍ VODOVOD - ZAMĚŘENÝ
- STÁVAJÍCÍ JEDNOTNÁ KANALIZACE
- STÁVAJÍCÍ EL. VEDENÍ VN - PODZEMNÍ
- STÁVAJÍCÍ EL. VEDENÍ VN - NADZEMNÍ
- STÁVAJÍCÍ EL. VEDENÍ NN - NADZEMNÍ
- STÁVAJÍCÍ EL. VEDENÍ NN - PODZEMNÍ
- STÁVAJÍCÍ SDĚLOVACÍ KABEL - PODZEMNÍ
- STÁVAJÍCÍ SDĚLOVACÍ KABEL - NEZNAMÁ POLOHA
- STÁVAJÍCÍ SDĚLOVACÍ KABEL - NADZEMNÍ
- STÁVAJÍCÍ PLYNOVOD
- STÁVAJÍCÍ DOMOVNÍ KANALIZACE (ŽUMPA, SEPTIK, DČOV)

KLAD LISTŮ:

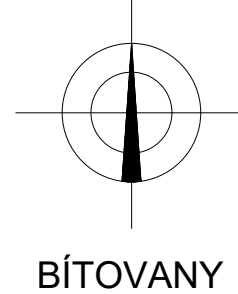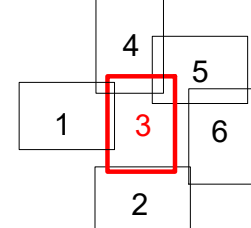

BITOVANY

VÝŠKOVÝ SYSTÉM: BpV
SOUŘADNICOVÝ SYSTÉM: JTSK
VŠECHNY PODZEMNÍ SÍTĚ JSOU ZAKRESLENY POUZE ORIENTAČNĚ!!!
PŘED ZAHÁJENÍM STAVBY JE NUTNÉ TYTO SÍTĚ NECHAT VYTÝČIT PŘÍMO V TERÉNU.
V SITUACI NEJSOU ZAKRESLENY PŘÍPOJKY INŽ. SÍTÍ K JEDNOTLIVÝM NEMOVITOSTEM.

Zodpovědný projektant: Ing. Jan Falta	Vypracoval: Vojtěch Vican	Technická kontrola: Jan Šejnha, DiS.	RECPROJEKT s.r.o. Fáblovka 404, Pardubice IČ 260 14 327, tel. 776 709 092 www.recprojezt.cz
Kraj: Pardubický	Obec: Bitovany		
Investor: Obec Bitovany, Bitovany 19, 538 51 Chrást			
BITOVANY KANALIZAČNÍ PŘÍPOJKY			Stupeň Datum
			DUR 10/2022
			Formát 8A4
			Zakázk. číslo 1150.P2.22
SITUACE INŽENÝRSKÝCH SÍTÍ - LIST č.3			Měřítko: 1:500
			Č. přílohy: C.3.3