



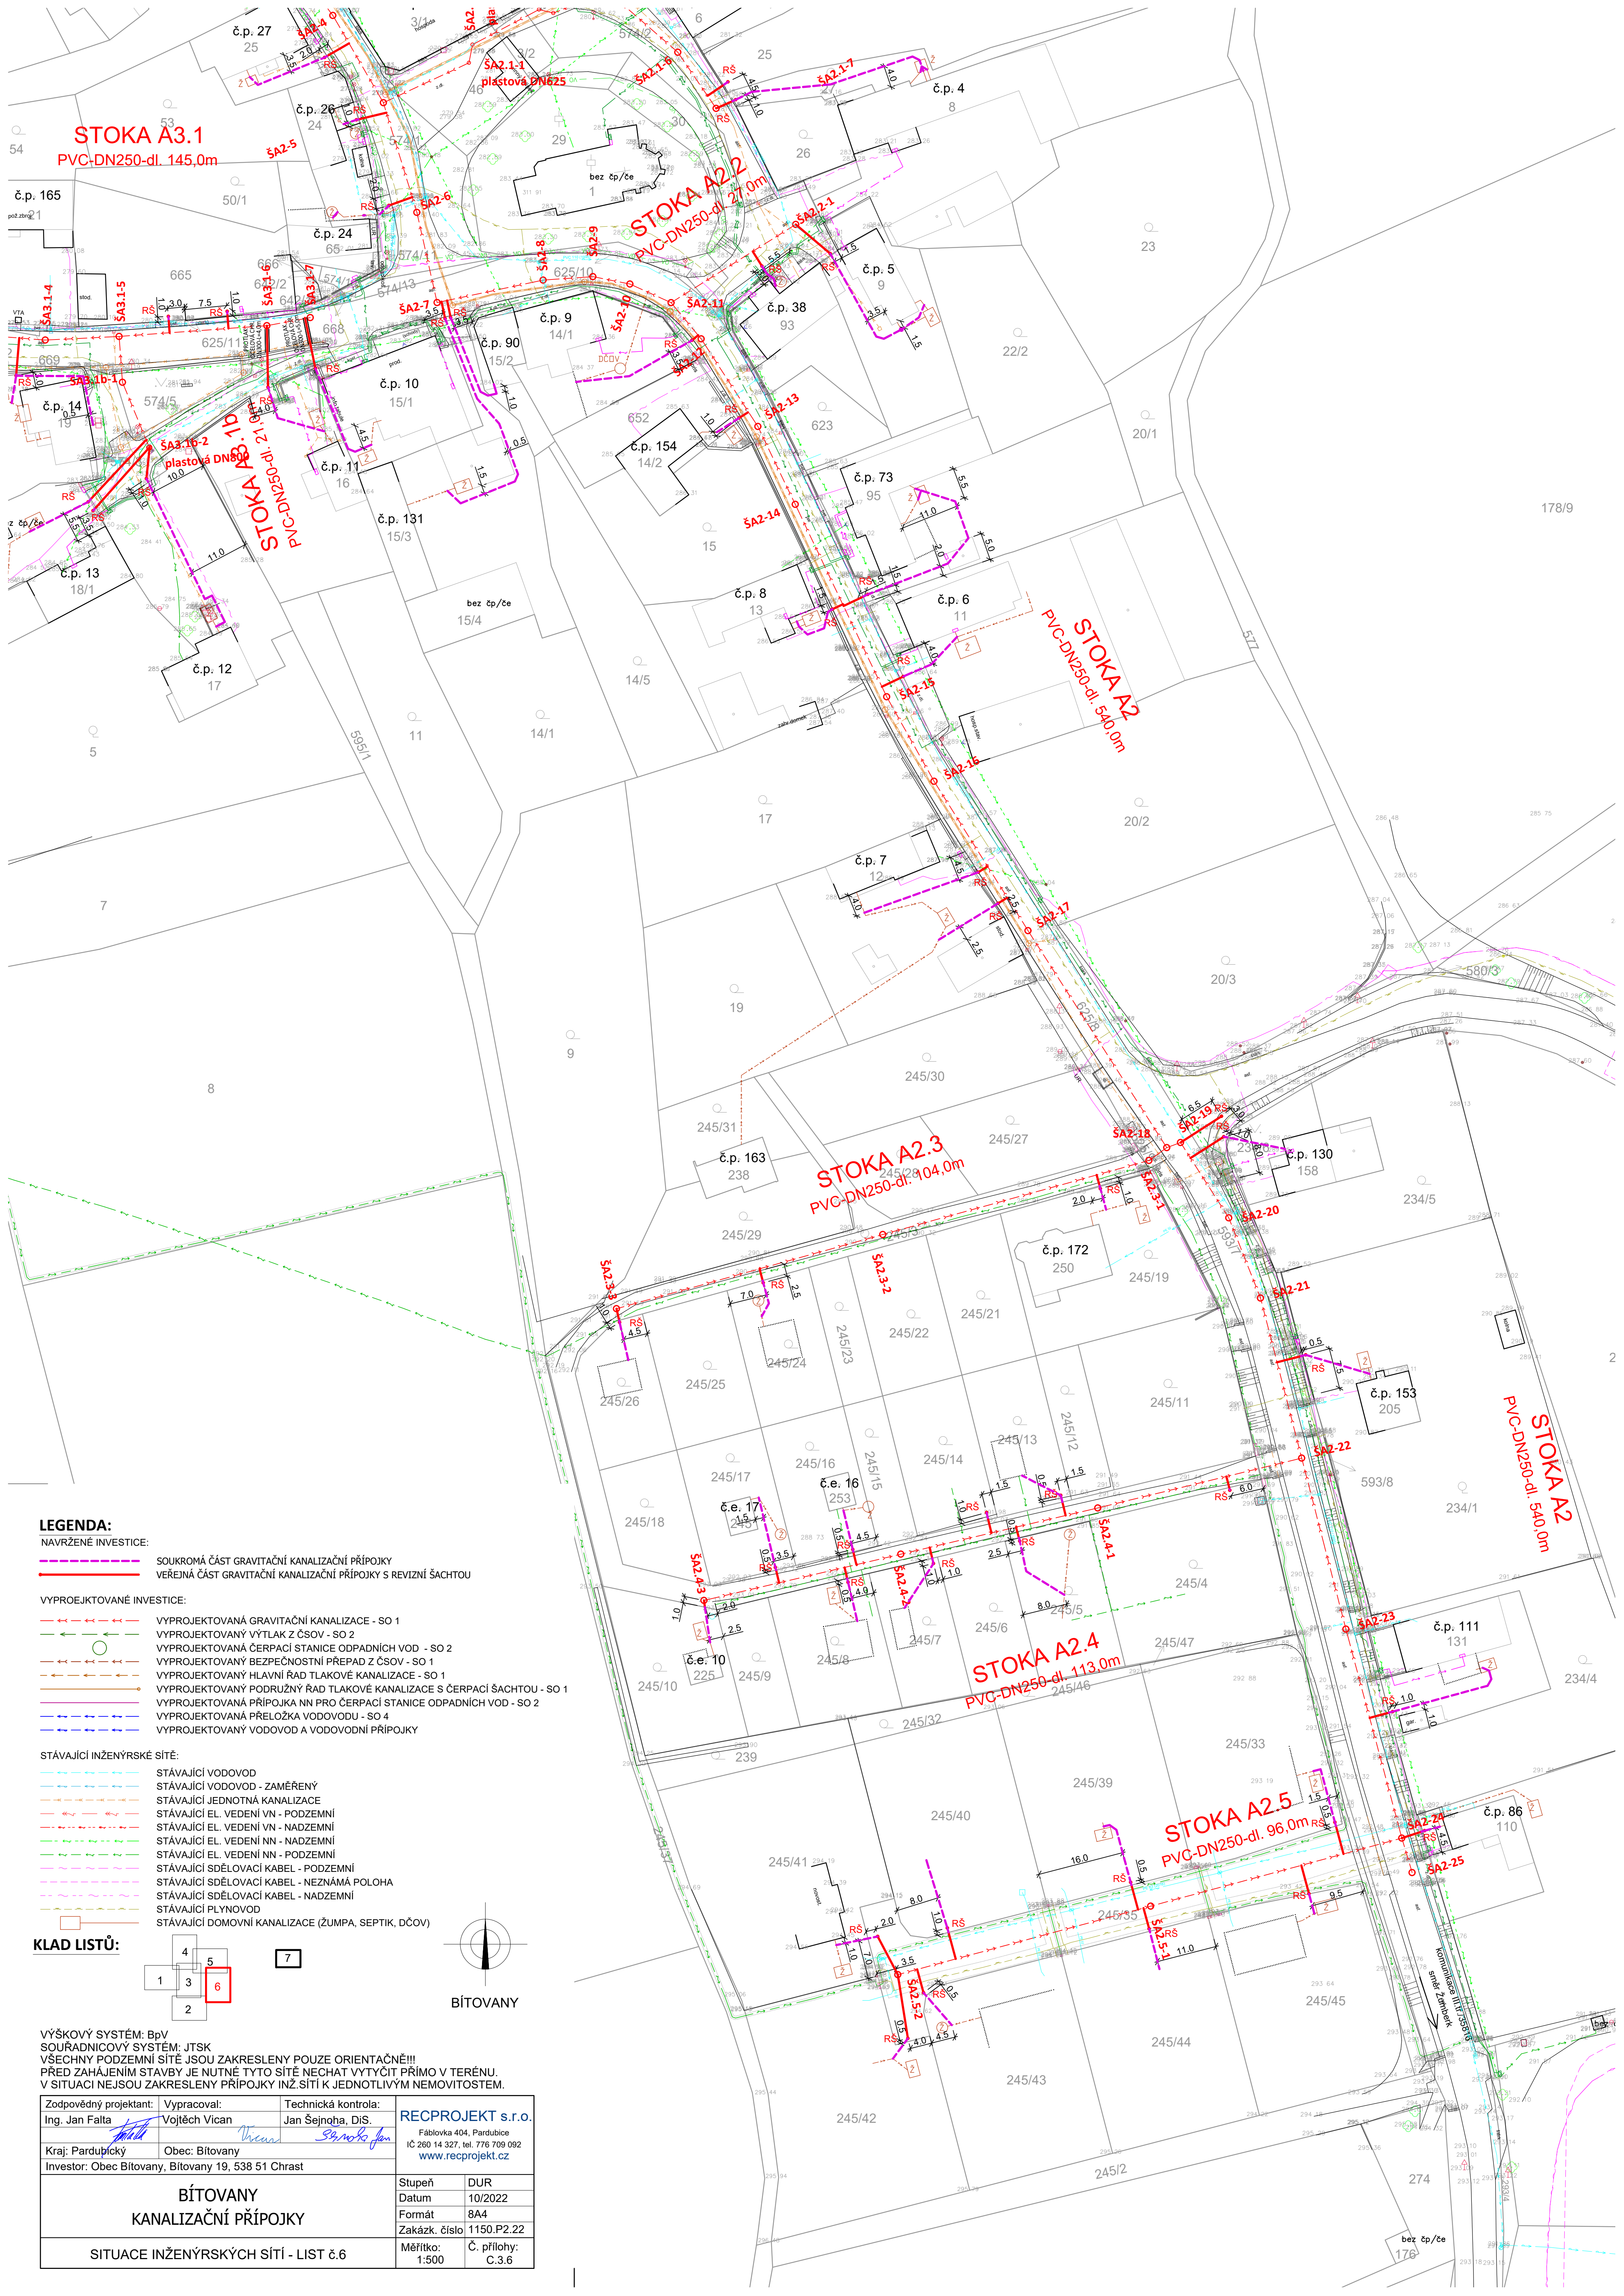

- LEGENDA:**
- NAVŘZENÉ INVESTICE:
- SOUKROMÁ ČÁST GRAVITAČNÍ KANALIZAČNÍ PŘÍPOJKY
 - VEŘEJNÁ ČÁST GRAVITAČNÍ KANALIZAČNÍ PŘÍPOJKY S REVIZNÍ ŠACHTOU
- VYPROJEKTOVANÉ INVESTICE:
- VYPROJEKTOVANÁ GRAVITAČNÍ KANALIZACE - SO 1
 - VYPROJEKTOVANÝ VÝTLAK Z ČSOV - SO 2
 - VYPROJEKTOVANÁ ČERPAČÍ STANICE ODPADNÍCH VOD - SO 2
 - VYPROJEKTOVANÝ BEZPEČNOSTNÍ PŘEPAD Z ČSOV - SO 1
 - VYPROJEKTOVANÝ HLAVNÍ ŘAD TLAKOVÉ KANALIZACE - SO 1
 - VYPROJEKTOVANÝ PODRUŽNÝ ŘAD TLAKOVÉ KANALIZACE S ČERPAČÍ ŠACHTOU - SO 1
 - VYPROJEKTOVANÁ PŘÍPOJKA NN PRO ČERPAČÍ STANICE ODPADNÍCH VOD - SO 2
 - VYPROJEKTOVANÁ PŘELOŽKA VODOVODU - SO 4
 - VYPROJEKTOVANÝ VODOVOD A VODOVODNÍ PŘÍPOJKY

- STÁVAJÍCÍ INŽENÝRSKÉ SÍTĚ:
- STÁVAJÍCÍ VODOVOD
 - STÁVAJÍCÍ VODOVOD - ZAMĚŘENÝ
 - STÁVAJÍCÍ JEDNOTNÁ KANALIZACE
 - STÁVAJÍCÍ EL. VEDENÍ VN - PODZEMNÍ
 - STÁVAJÍCÍ EL. VEDENÍ VN - NADZEMNÍ
 - STÁVAJÍCÍ EL. VEDENÍ NN - NADZEMNÍ
 - STÁVAJÍCÍ EL. VEDENÍ NN - PODZEMNÍ
 - STÁVAJÍCÍ SDĚLOVACÍ KABEL - PODZEMNÍ
 - STÁVAJÍCÍ SDĚLOVACÍ KABEL - NEZNAMÁ POLOHA
 - STÁVAJÍCÍ SDĚLOVACÍ KABEL - NADZEMNÍ
 - STÁVAJÍCÍ PLYNOVOD
 - STÁVAJÍCÍ DOMOVNÍ KANALIZACE (ŽUMPA, SEPTIK, DČOV)

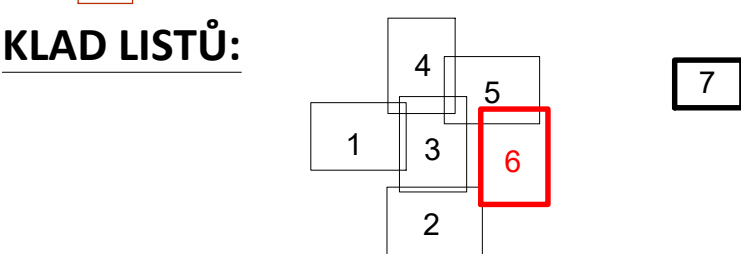

VÝŠKOVÝ SYSTÉM: BpV
SOUŘADNICOVÝ SYSTÉM: JTSK
VŠECHNY PODZEMNÍ SÍTĚ JSOU ZAKRESLENY POUZE ORIENTAČNĚ!!!
PŘED ZAHÁJENÍM STAVBY JE NUTNÉ TYTO SÍTĚ NECHAT VYTÝČIT PŘÍMO V TERÉNU.
V SITUACI NEJSOU ZAKRESLENY PŘÍPOJKY INŽ.SÍTĚ K JEDNOTLIVÝM NEMOVITOSTEM.

Zodpovědný projektant: Ing. Jan Falta	Vypracoval: Vojtěch Vican	Technická kontrola: Jan Šejnha, DiS.	RECPROJEKT s.r.o. Fáblovka 404, Pardubice IČ 260 14 327, tel. 776 709 092 www.recprojekt.cz
Kraj: Pardubický	Obec: Bítovany		
Investor: Obec Bítovany, Bítovany 19, 538 51 Chrást			
BÍTOVANY KANALIZAČNÍ PŘÍPOJKY			Stupeň: DUR Datum: 10/2022 Formát: 8A4 Zakázka. číslo: 1150.P2.22
SITUACE INŽENÝRSKÝCH SÍTĚ - LIST č.6			Měřítko: 1:500 Č. přílohy: C.3.6