




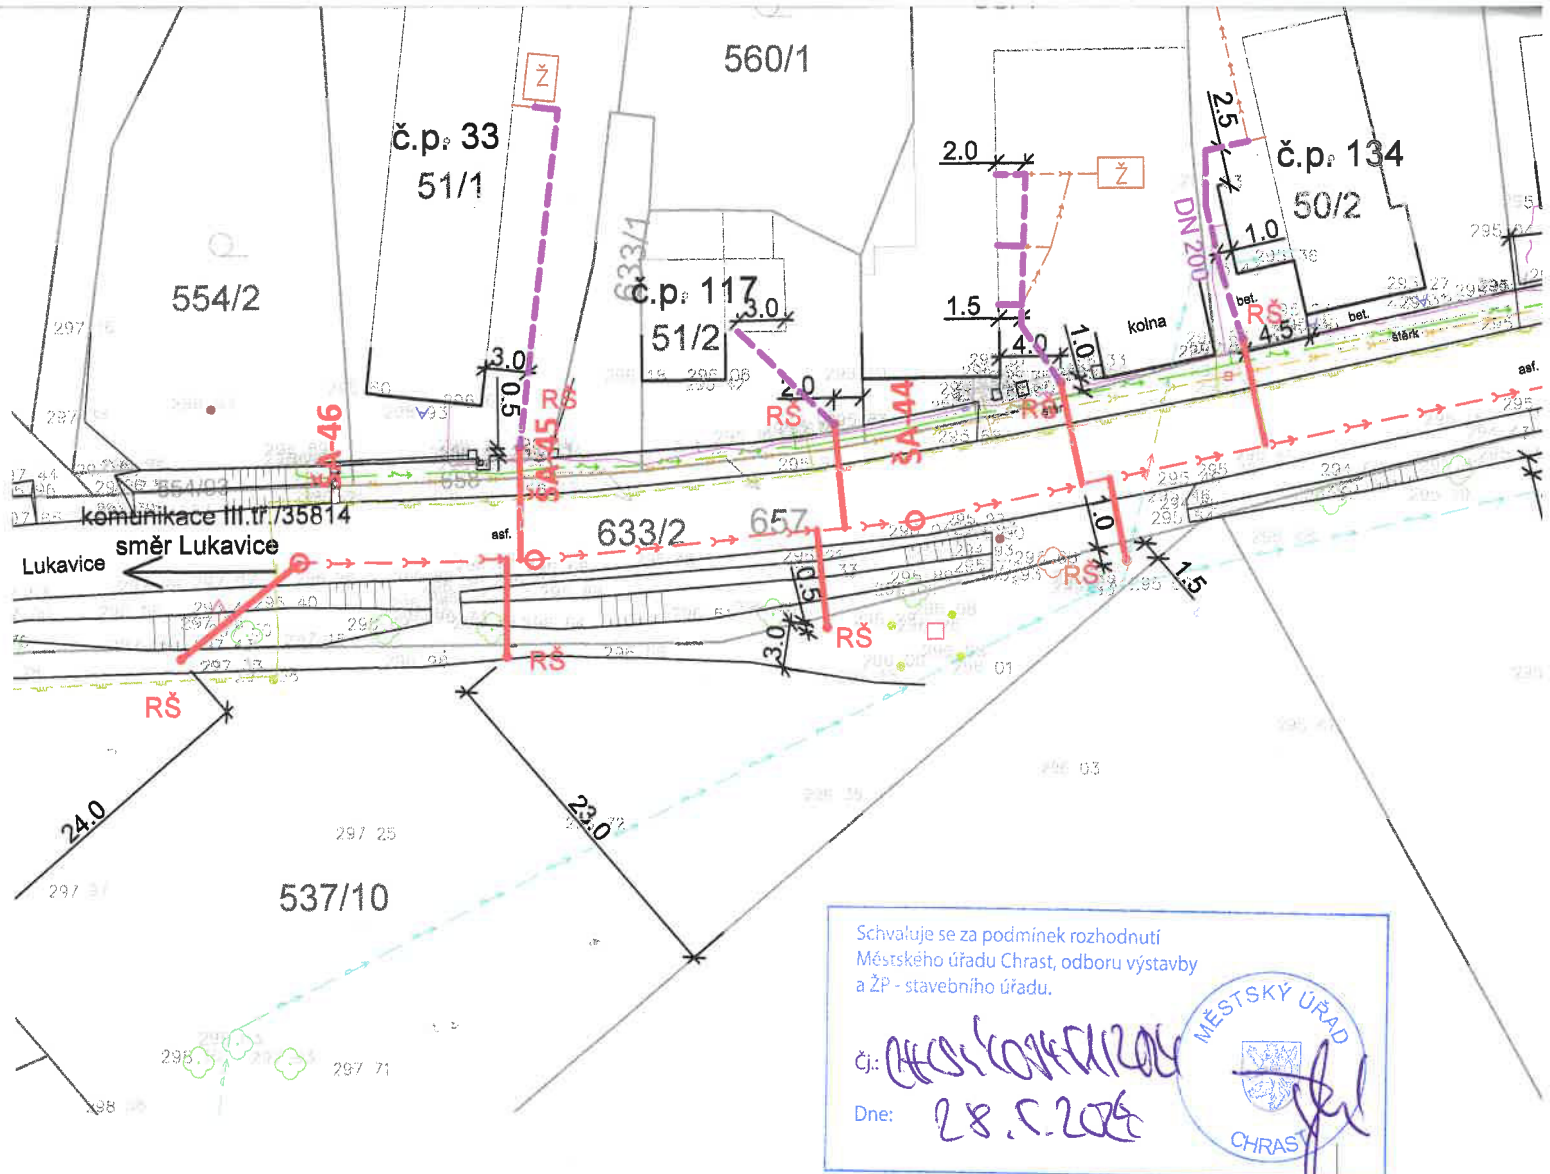

KLAD LISTŮ:

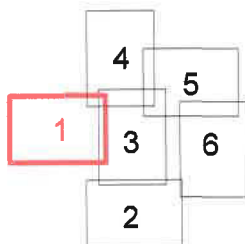

7

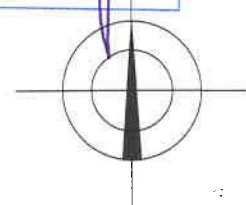

BÍTOVANY

VÝŠKOVÝ SYSTÉM: BpV
 SOUŘADNICOVÝ SYSTÉM: JTSK
 VŠECHNY PODZEMNÍ SÍTĚ JSOU ZAKRESLENY POUZE ORIENTAČNĚ!!!
 PŘED ZAHÁJENÍM STAVBY JE NUTNÉ TYTO SÍTĚ NECHAT VYTÝČIT PŘÍMO V TERÉNU.
 V SITUACI NEJSOU ZAKRESLENY PŘÍPOJKY INŽ. SÍTÍ K JEDNOTLIVÝM NEMOVITOSTEM.


2

Zodpovědný projektant:	Vypracoval:	Technická kontrola:	RECPROJEKT s.r.o. Fáblovka 404, Pardubice IČ 260 14 327, tel. 776 709 092 www.recprojekt.cz	
Ing. Jan Falta	Vojtěch Vican	Jan Šejnoha, DiS.		
Kraj: Pardubický	Obec: Bítovany			
Investor: Obec Bítovany, Bítovany 19, 538 51 Chrást				
BÍTOVANY KANALIZAČNÍ PŘÍPOJKY			Stupeň	DUR
			Datum	10/2022
			Formát	8A4
			Zakázk. číslo	1150.P2.22
SITUACE INŽENÝRSKÝCH SÍTÍ - LIST č.1			Měřítko:	Č. přílohy:
			1:500	C.3.1



LEGENDA:
NAVRŽENÉ INVESTICE:
SOUKROMÁ ČÁST GRAVITAČNÍ KANALIZAČNÍ PŘÍPOJKY
VEŘEJNÁ ČÁST GRAVITAČNÍ KANALIZAČNÍ PŘÍPOJKY S REVIZNÍ ŠACHTOU

VYPROJEKTOVANÉ INVESTICE:
VYPROJEKTOVANÁ GRAVITAČNÍ KANALIZACE - SO 1
VYPROJEKTOVANÝ VÝTLAK Z ČSOV - SO 2
VYPROJEKTOVANÁ ČERPAČÍ STANICE ODPADNÍCH VOD - SO 2
VYPROJEKTOVANÝ BEZPEČNOSTNÍ PŘEPAD Z ČSOV - SO 1
VYPROJEKTOVANÝ HLAVNÍ ŘAD TLAKOVÉ KANALIZACE - SO 1
VYPROJEKTOVANÝ PODRUŽNÝ ŘAD TLAKOVÉ KANALIZACE S ČERPAČÍ ŠACHTOU - SO 1
VYPROJEKTOVANÁ PŘÍPOJKA NN PRO ČERPAČÍ STANICE ODPADNÍCH VOD - SO 2
VYPROJEKTOVANÁ PŘELOŽKA VODOVODU - SO 4
VYPROJEKTOVANÝ VODOVOD A VODOVODNÍ PŘÍPOJKY

STÁVAJÍCÍ INŽENÝRSKÉ SÍTĚ:
STÁVAJÍCÍ VODOVOD
STÁVAJÍCÍ VODOVOD - ZAMĚŘENÝ
STÁVAJÍCÍ JEDNOTNÁ KANALIZACE
STÁVAJÍCÍ EL. VEDENÍ VN - PODZEMNÍ
STÁVAJÍCÍ EL. VEDENÍ VN - NADZEMNÍ
STÁVAJÍCÍ EL. VEDENÍ NN - NADZEMNÍ
STÁVAJÍCÍ EL. VEDENÍ NN - PODZEMNÍ
STÁVAJÍCÍ SDĚLOVACÍ KABEL - PODZEMNÍ
STÁVAJÍCÍ SDĚLOVACÍ KABEL - NEZNÁMÁ POLOHA
STÁVAJÍCÍ SDĚLOVACÍ KABEL - NADZEMNÍ
STÁVAJÍCÍ PLYNOVOD
STÁVAJÍCÍ DOMOVNÍ KANALIZACE (ŽUMPA, SEPTIK, DČOV)

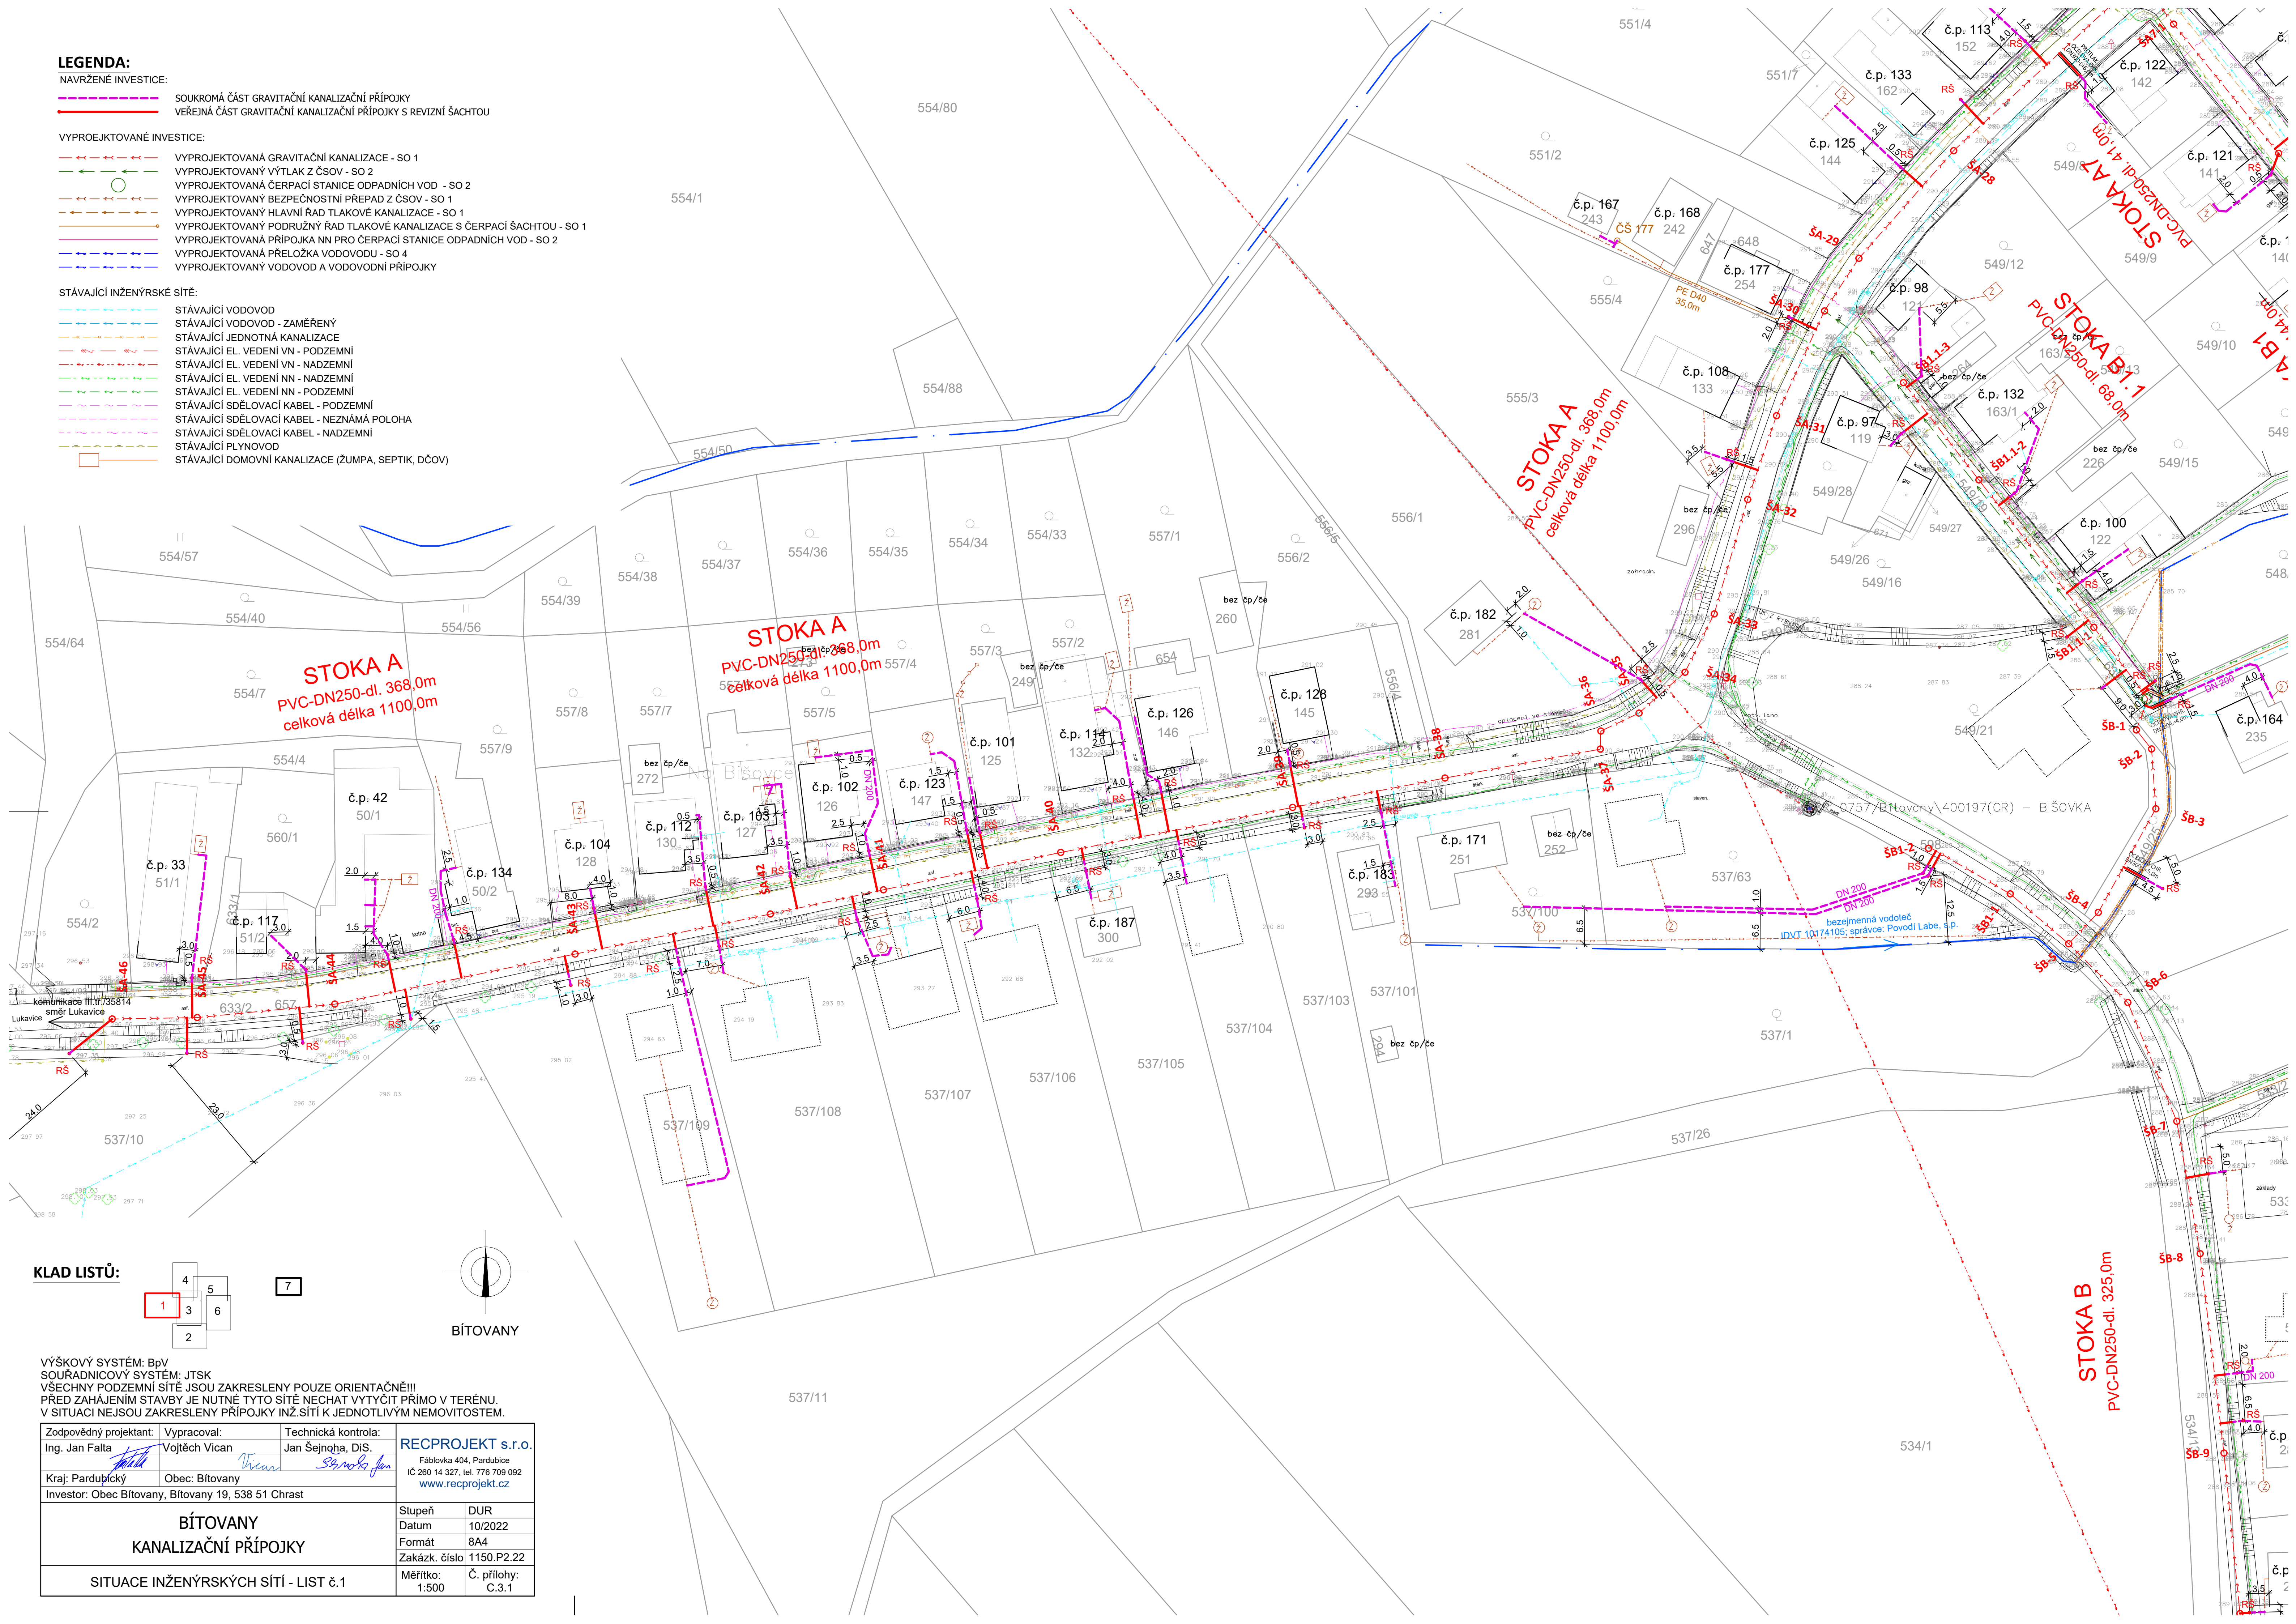

KLAD LISTŮ:

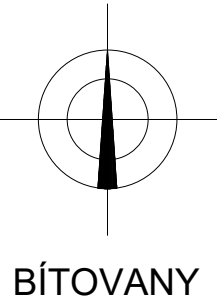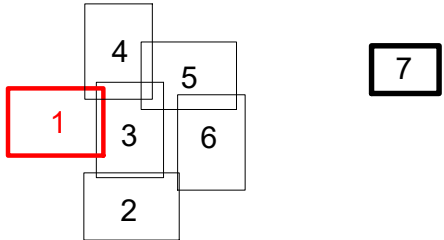

VÝŠKOVÝ SYSTÉM: BpV
SOUŘADNICOVÝ SYSTÉM: JTSK
VŠECHNY PODZEMNÍ SÍTĚ JSOU ZAKRESLENY POUZE ORIENTAČNĚ!!!
PŘED ZAHÁJENÍM STAVBY JE NUTNÉ TYTO SÍTĚ NECHAT VYTÝČIT PŘÍMO V TERÉNU.
V SITUACI NEJSOU ZAKRESLENY PŘÍPOJKY INŽ.SÍTÍ K JEDNOTLIVÝM NEMOVITOSTEM.

Zodpovědný projektant: Ing. Jan Falta	Vypracoval: Vojtěch Vican	Technická kontrola: Jan Šejnha, DiS.	RECPROJEKT s.r.o. Fáblovka 404, Pardubice IČ 260 14 327, tel. 776 709 092 www.recprojekt.cz
Kraj: Pardubický	Obec: Bítovany	Investor: Obec Bítovany, Bítovany 19, 538 51 Chrast	
BÍTOVANY KANALIZAČNÍ PŘÍPOJKY			Stupeň: DUR Datum: 10/2022 Formát: A4 Zakázk. číslo: 1150.P2.22
SITUACE INŽENÝRSKÝCH SÍTÍ - LIST č.1			Měřítko: 1:500 Č. přílohy: C.3.1