



34/8

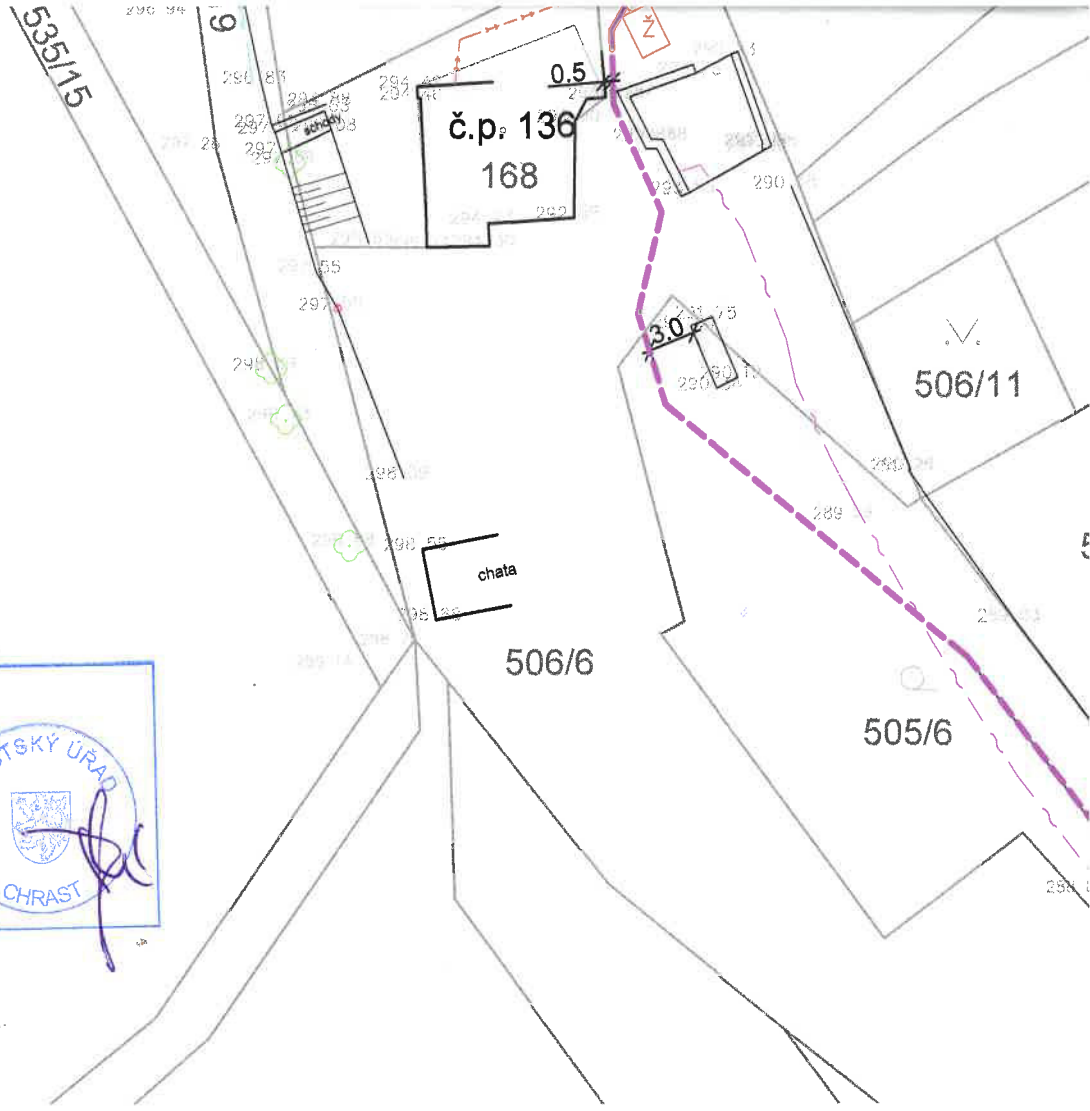


Schvaluje se za podmínek rozhodnutí
Městského úřadu Chrast, odboru výstavby
a ŽP - stavebního úřadu.

Oj: *[Handwritten signature]*
Dne: *28.5.2024*

KLAD LISTŮ:

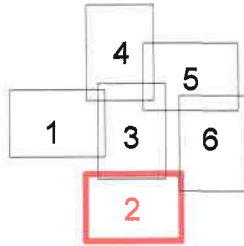

7

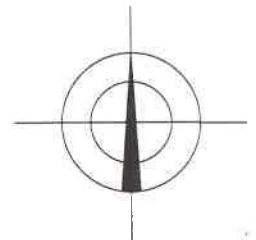

BÍTOVANY

VÝŠKOVÝ SYSTÉM: BpV
 SOUŘADNICOVÝ SYSTÉM: JTSK
 VŠECHNY PODZEMNÍ SÍTĚ JSOU ZAKRESLENY POUZE ORIENTAČNĚ!!!
 PŘED ZAHÁJENÍM STAVBY JE NUTNÉ TYTO SÍTĚ NECHAT VYTYČIT PŘÍMO V TERÉNU.
 V SITUACI NEJSOU ZAKRESLENY PŘÍPOJKY INŽ. SÍTÍ K JEDNOTLIVÝM NEMOVITOSTEM.

2

Zodpovědný projektant: Ing. Jan Falta	Vypracoval: Vojtěch Vican	Technická kontrola: Jan Šejnoha, DiS.	RECPROJEKT s.r.o. Fáblovka 404, Pardubice IČ 260.14 327, tel. 776 709 092 www.recprojekt.cz	
Kraj: Pardubický	Obec: Bítovany			
Investor: Obec Bítovany, Bítovany 19, 538 51 Chrast				
BÍTOVANY KANALIZAČNÍ PŘÍPOJKY			Stupeň	DUR
			Datum	10/2022
			Formát	8A4
			Zakázk. číslo	1150.P2.22
SITUACE INŽENÝRSKÝCH SÍTÍ - LIST č.2			Měřítko: 1:500	Č. přílohy: C.3.2

