

DA:

É INVESTICE:


- SOUKROMÁ ČÁST GRAVITAČNÍ KANALIZAČNÍ PŘÍPOJKY
- VEŘEJNÁ ČÁST GRAVITAČNÍ KANALIZAČNÍ PŘÍPOJKY S REVIZNÍ ŠACHTOU

KTOVANÉ INVESTICE:

- ← ← ← VYPROJEKTOVANÁ GRAVITAČNÍ KANALIZACE - SO 1
- ← ← ← VYPROJEKTOVANÝ VÝTLAK Z ČSOV - SO 2
- VYPROJEKTOVANÁ ČERPACÍ STANICE ODPADNÍCH VOD - SO 2
- ← ← ← VYPROJEKTOVANÝ BEZPEČNOSTNÍ PŘEPAD Z ČSOV - SO 1
- ← ← ← VYPROJEKTOVANÝ HLAVNÍ ŘAD TLAKOVÉ KANALIZACE - SO 1
- ← ← ← VYPROJEKTOVANÝ PODRUŽNÝ ŘAD TLAKOVÉ KANALIZACE S ČERPACÍ ŠACHTOU - SO 1
- VYPROJEKTOVANÁ PŘÍPOJKA NN PRO ČERPACÍ STANICE ODPADNÍCH VOD - SO 2
- ← ← ← VYPROJEKTOVANÁ PŘELOŽKA VODOVODU - SO 4
- ← ← ← VYPROJEKTOVANÝ VODOVOD A VODOVODNÍ PŘÍPOJKY

Í INŽENÝRSKÉ SÍTĚ:

- STÁVAJÍCÍ VODOVOD
- ← ← ← STÁVAJÍCÍ VODOVOD - ZAMĚŘENÝ
- ← ← ← STÁVAJÍCÍ JEDNOTNÁ KANALIZACE
- ← ← ← STÁVAJÍCÍ EL. VEDENÍ VN - PODZEMNÍ
- ← ← ← STÁVAJÍCÍ EL. VEDENÍ VN - NADZEMNÍ
- ← ← ← STÁVAJÍCÍ EL. VEDENÍ NN - NADZEMNÍ
- ← ← ← STÁVAJÍCÍ EL. VEDENÍ NN - PODZEMNÍ
- STÁVAJÍCÍ SDĚLOVACÍ KABEL - PODZEMNÍ
- STÁVAJÍCÍ SDĚLOVACÍ KABEL - NEZNÁMÁ POLOHA
- STÁVAJÍCÍ SDĚLOVACÍ KABEL - NADZEMNÍ
- STÁVAJÍCÍ PLYNOVOD
- STÁVAJÍCÍ DOMOVNÍ KANALIZACE (ŽUMPA, SEPTIK, DČOV)

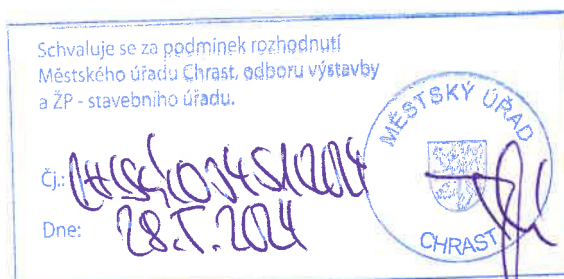


35/1

34

33

32

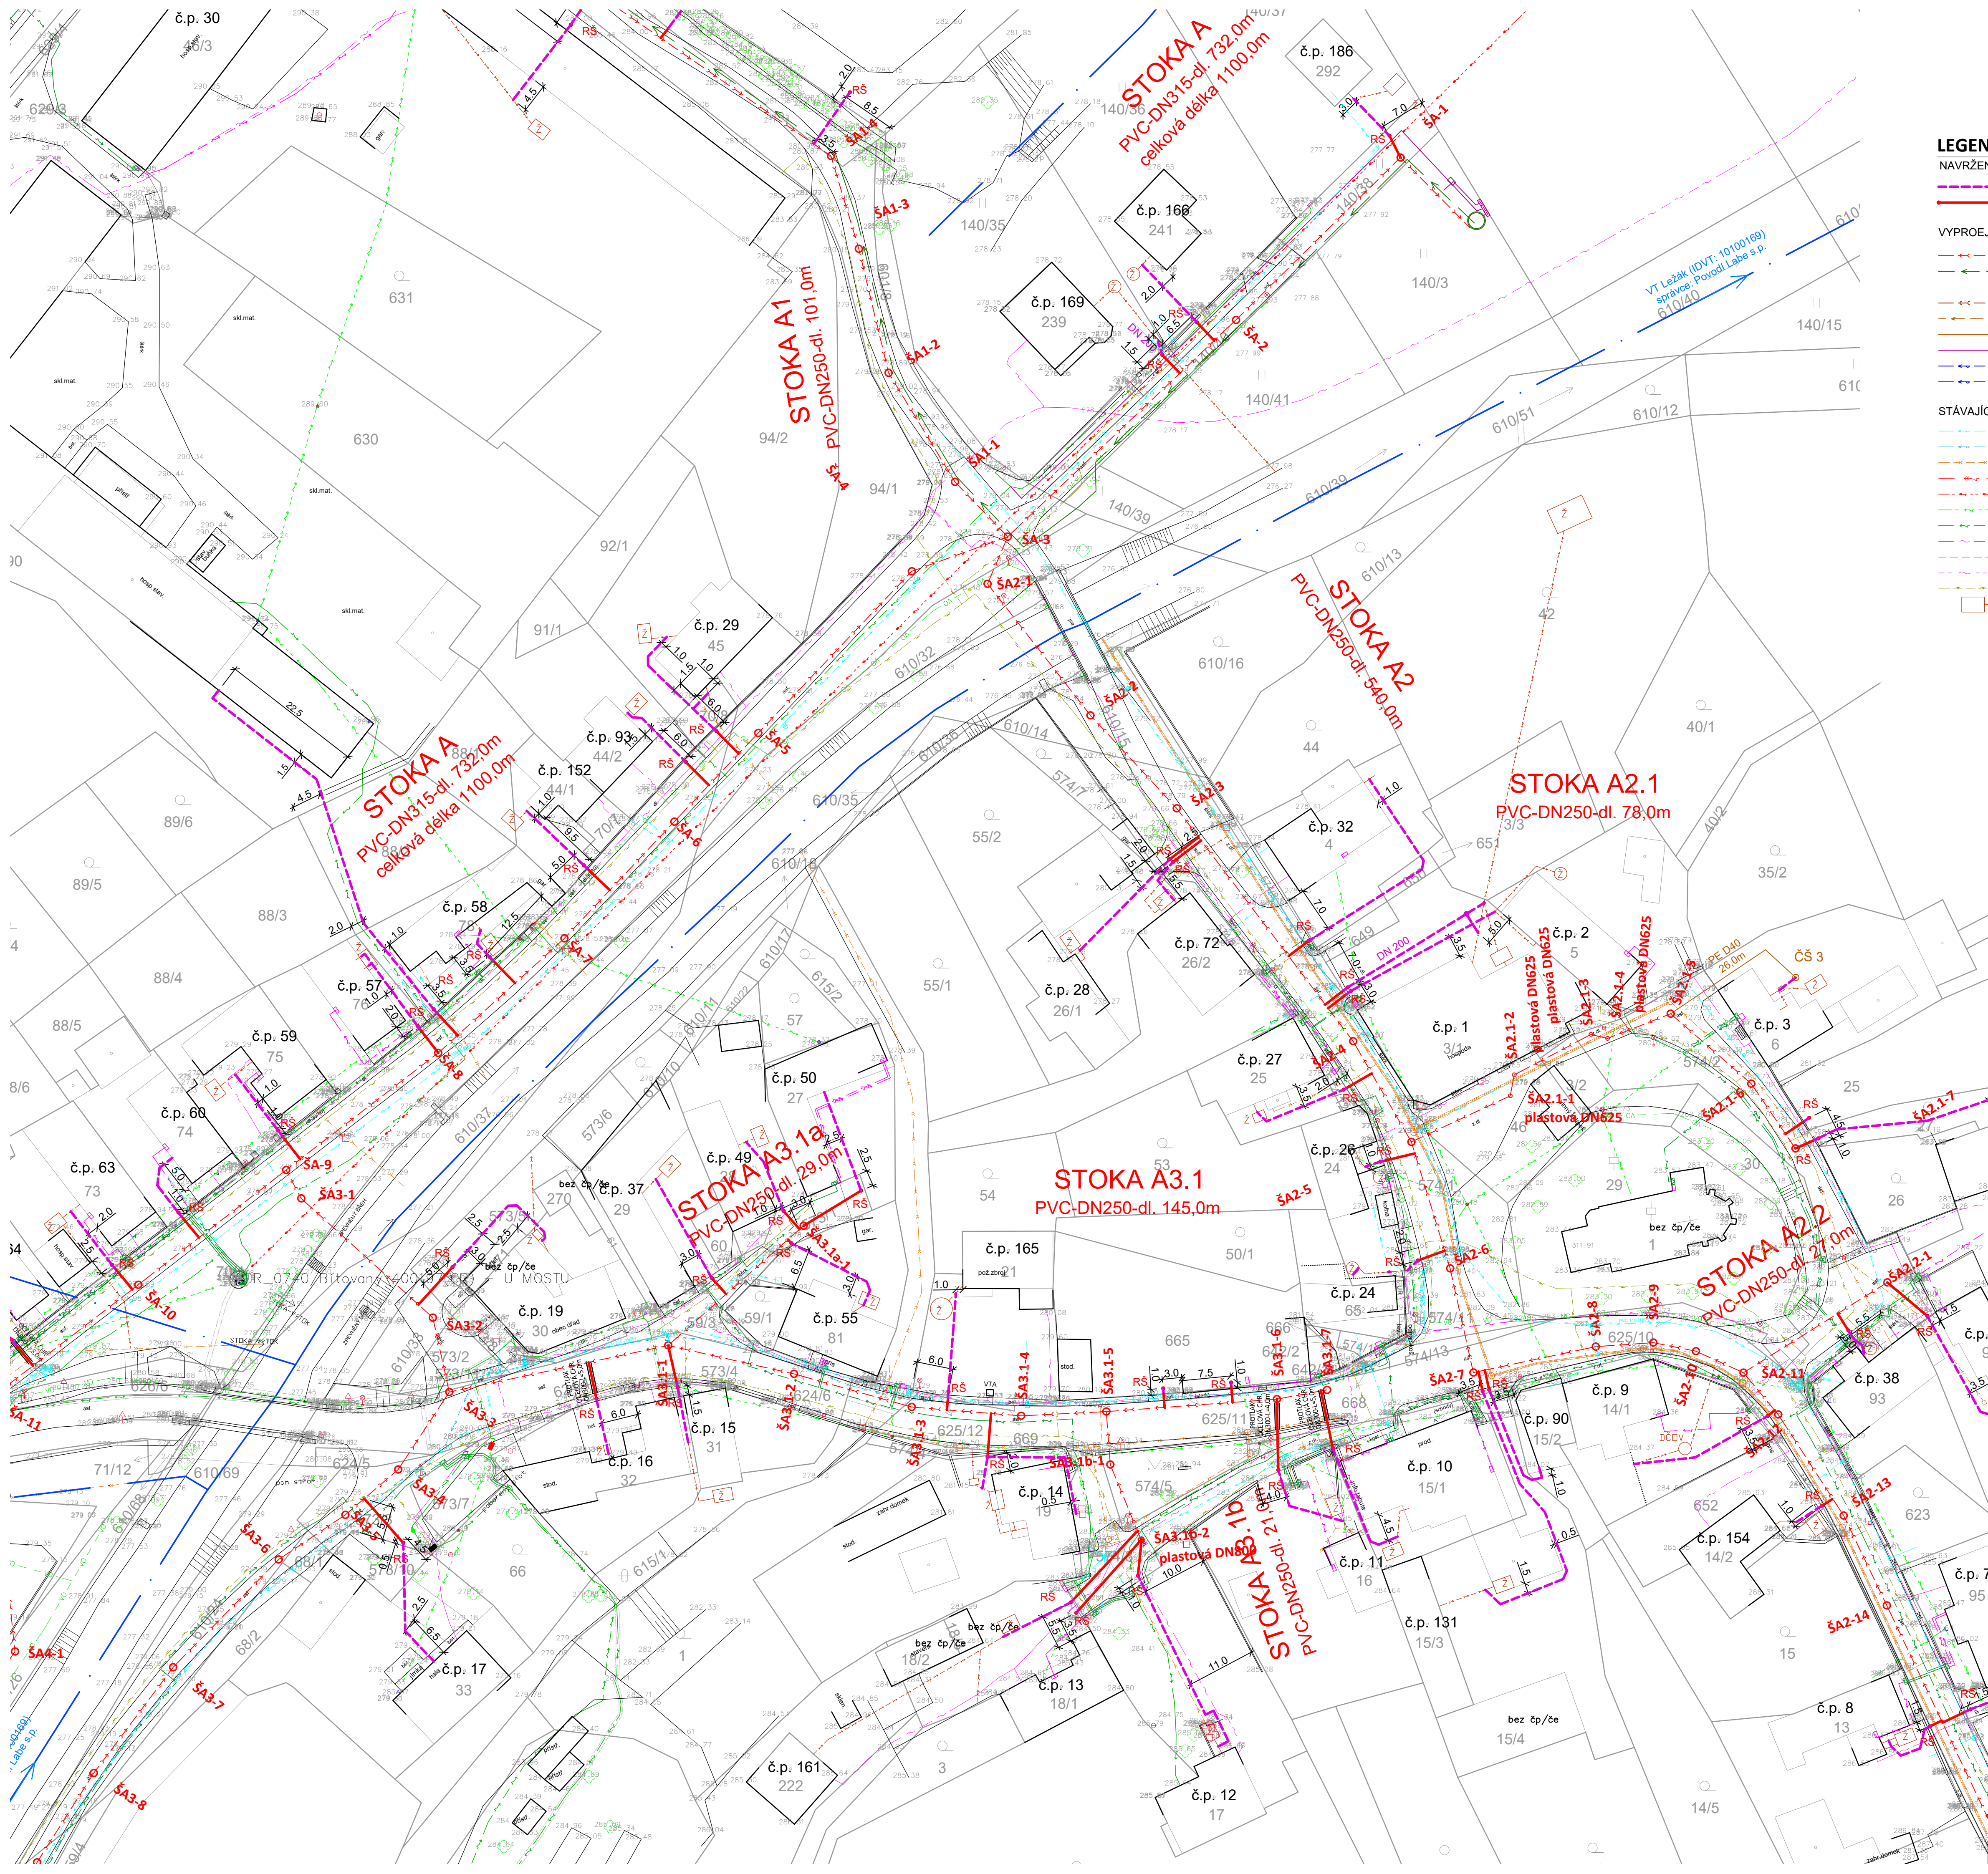

LEGENDA:
NAVRŽENÉ INVESTICE:

SOUKROMÁ ČÁST GRAVITAČNÍ KANALIZAČNÍ PŘÍPOJKY

VEŘEJNÁ ČÁST GRAVITAČNÍ KANALIZAČNÍ PŘÍPOJKY S REVIZNÍ ŠACHTOU

VYPROJEKTOVANÉ INVESTICE:

VYPROJEKTOVANÁ GRAVITAČNÍ KANALIZACE - SO 1

VYPROJEKTOVANÝ VÝTLAK Z ČSOV - SO 2

VYPROJEKTOVANÁ ČERPAČÍ STANICE ODPADNÍCH VOD - SO 2

VYPROJEKTOVANÝ BEZPEČNOSTNÍ PŘEPAD Z ČSOV - SO 1

VYPROJEKTOVANÝ HLAVNÍ ŘAD TLAKOVÉ KANALIZACE - SO 1

VYPROJEKTOVANÝ PODRUŽNÝ ŘAD TLAKOVÉ KANALIZACE S ČERPAČÍ ŠACHTOU - SO 1

VYPROJEKTOVANÁ PŘÍPOJKA NN PRO ČERPAČÍ STANICE ODPADNÍCH VOD - SO 2

VYPROJEKTOVANÁ PŘELOŽKA VODOVODU - SO 4

VYPROJEKTOVANÝ VODOVOD A VODOVODNÍ PŘÍPOJKY

STÁVAJÍCÍ INŽENÝRSKÉ SÍTĚ:

STÁVAJÍCÍ VODOVOD

STÁVAJÍCÍ VODOVOD - ZAMĚŘENÝ

STÁVAJÍCÍ JEDNOTNÁ KANALIZACE

STÁVAJÍCÍ EL. VEDENÍ VN - PODZEMNÍ

STÁVAJÍCÍ EL. VEDENÍ VN - NADZEMNÍ

STÁVAJÍCÍ EL. VEDENÍ NN - NADZEMNÍ

STÁVAJÍCÍ EL. VEDENÍ NN - PODZEMNÍ

STÁVAJÍCÍ SĎELOVACÍ KABEL - PODZEMNÍ



STÁVAJÍCÍ SĎELOVACÍ KABEL - NEZNAMÁ POLOHA

STÁVAJÍCÍ SĎELOVACÍ KABEL - NADZEMNÍ

STÁVAJÍCÍ PLYNOVOD

STÁVAJÍCÍ DOMOVNÍ KANALIZACE (ŽUMPA, SEPTIK, DČOV)

KLAD LISTŮ:

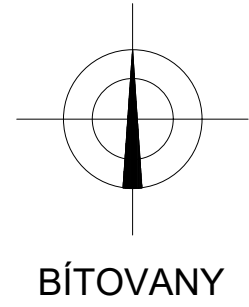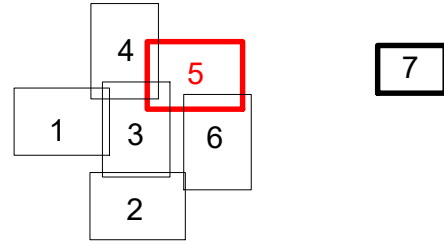

VÝŠKOVÝ SYSTÉM: BpV
SOUDRANICOVÝ SYSTÉM: JTSK
VŠECHNY PODZEMNÍ SÍTĚ JSOU ZAKRESLENY POUZE ORIENTAČNĚ!!!
PŘED ZAHÁJENÍM STAVBY JE NUTNÉ TYTO SÍTĚ NECHAT VYTÝČIT PŘÍMO V TERÉNU.
V SITUACI NEJSOU ZAKRESLENY PŘÍPOJKY INŽ. SÍTÍ K JEDNOTLIVÝM NEMOVITOSTEM.

Zodpovědný projektant:		Vypracoval:	Technická kontrola:	RECPROJEKT s.r.o. Fablovka 404, Pardubice IČ 260 14 327, tel. 776 709 092 www.recprojekt.cz
Ing. Jan Falta		Vojtěch Vican	Jan Šejnoha, DiS.	
Kraj: Pardubický		Obec: Bítovany		
Investor: Obec Bítovany, Bítovany 19, 538 51 Chrást				
BÍTOVANY KANALIZAČNÍ PŘÍPOJKY				
SITUACE INŽENÝRSKÝCH SÍTÍ - LIST č.5				Stupeň DUR Datum 10/2022 Formát 8A4 Zakázka číslo 1150.P2.22 Měřítko: 1:500 Č. přílohy: C.3.5