


IDVT 10174105 a 10174106; správce: Povodí Labe, s.p.;
Křížení přípojek od č.p. 35, 44, 64, 75, 164, 170 a p.p.č. 548/6, 549/20

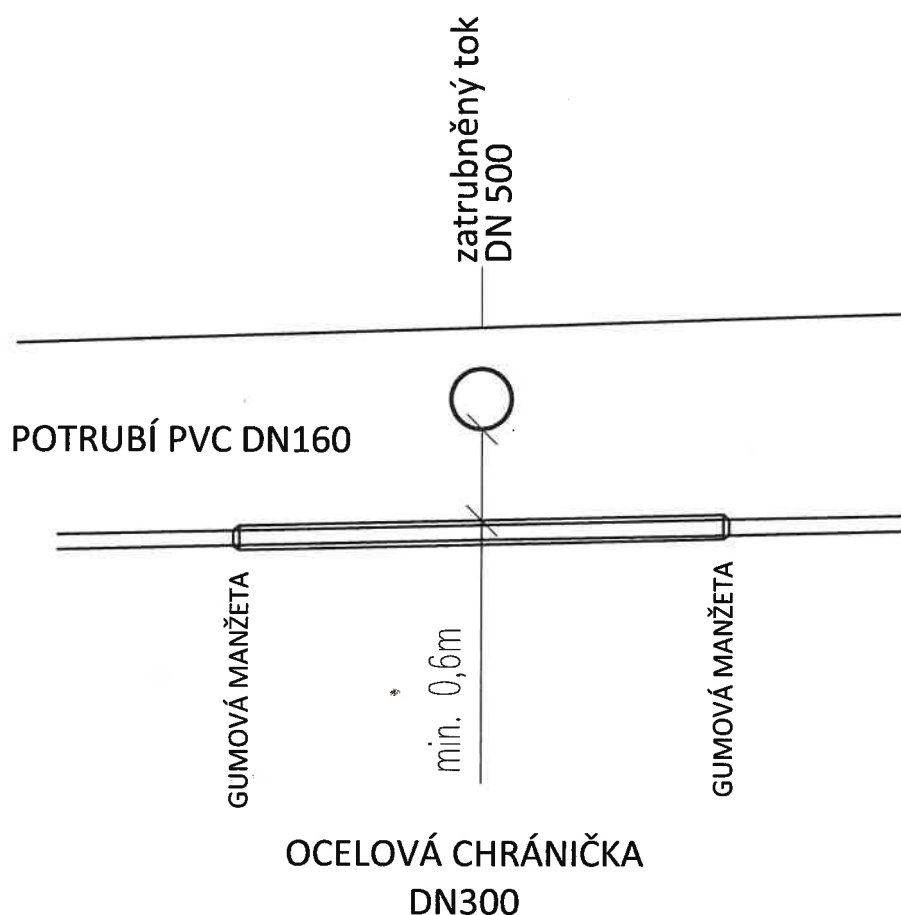

POTRUBÍ V CHRÁNIČCE BUDE ULOŽENO NA KLUZNÝCH OBJÍMKÁCH Z PE

POZNÁMKA:

- POTRUBÍ TLAKOVÉ KANALIZACE BUDE ULOŽENO V CHRÁNIČCE Z PE100 - SDR11
- MINIMÁLNÍ KRYTÍ CHRÁNIČKY 0,5m POD ZATRUBNĚNÝM TOKEM
- CHRÁNIČKA BUDE UKONČENA MIN. 4,0m OD BŘEHOVÉ HRANY TOKU, NEBO 2,0m OD ZATRUBNĚNÍ
- POTRUBÍ V CHRÁNIČCE BUDE ULOŽENO NA KLUZNÝCH OBJÍMKÁCH Z PE
- OBA KONCE CHRÁNIČKY BUDOU UKONČENY GUMOVOU MANŽETOU
- PŘI KŘÍŽENÍ BUDE DODRŽENO VYJÁDŘENÍ SPRÁVCE VODNÍHO TOKU - POVODÍ LABE



2


Zodpovědný projektant:	Vypracoval:	Technická kontrola:	RECPROJEKT s.r.o. Fáblůvka 404, Pardubice IČ 260 14 327, tel. 776 709 092 www.recprojekt.cz	
Ing. Jan Falta	Vojtěch Vican	Jan Šejnoha, DiS.		
Kraj: Pardubický	Obec: Bítovany			
Investor: Obec Bítovany, Bítovany 19, 538 51 Chrast				
BÍTOVANY KANALIZAČNÍ PŘÍPOJKY			Stupeň	DUR
			Datum	10/2022
			Formát	4A4
			Zakázk. číslo	1150.P2.22
VZOROVÝ KŘÍŽENÍ VODNÍHO TOKU PŘÍPOJKAMI			Měřítko: 1:100	Příloha: D.1.6

KŘÍŽENÍ ZATRUBNĚNÉHO VT

IDVT 10174105; správce: Povodí Labe, s.p.;

Křížení přípojek od p.p.č. 548/9

PŮDORYS

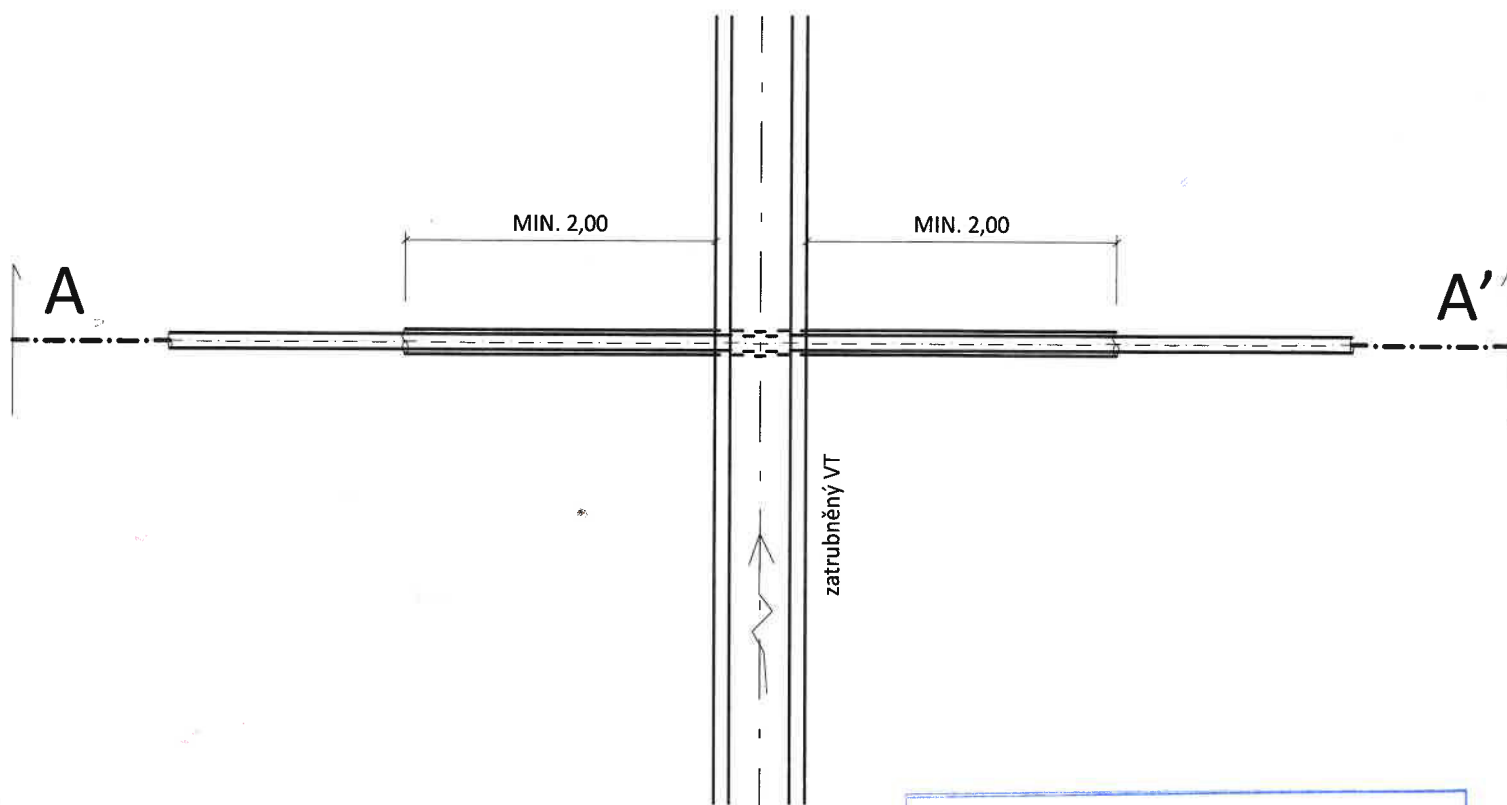


ŘEZ A-A'

Schvaluje se za podmínek rozhodnutí
Městského úřadu Chrast, odboru výstavby
a ŽP - stavebního úřadu.

Č. 105/2024
Dne: 28.5.2024



TLAKOVÁ KANALIZACE

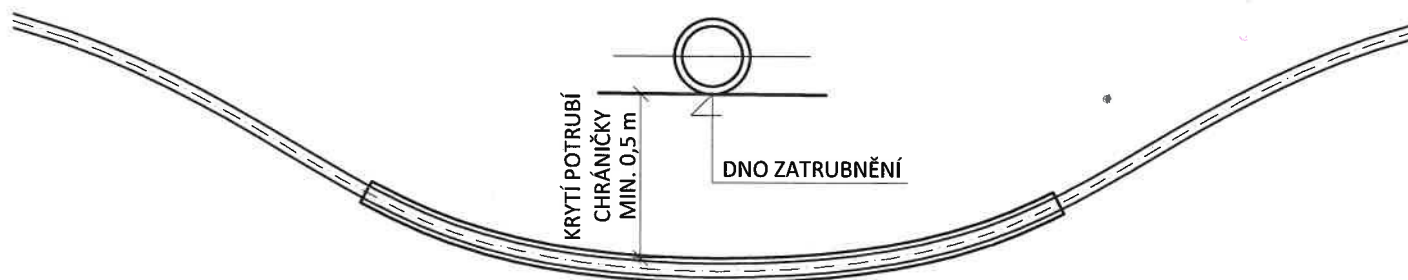

POTRUBÍ ULOŽENO V CHRÁNIČCE NA KLUZNÝCH OBJÍMKÁCH Z PE
OBA KONCE CHRÁNIČKY UTĚSNĚNY GUMOVOU MANŽETOU

CHRÁNIČKA PE100RC-SDR11