


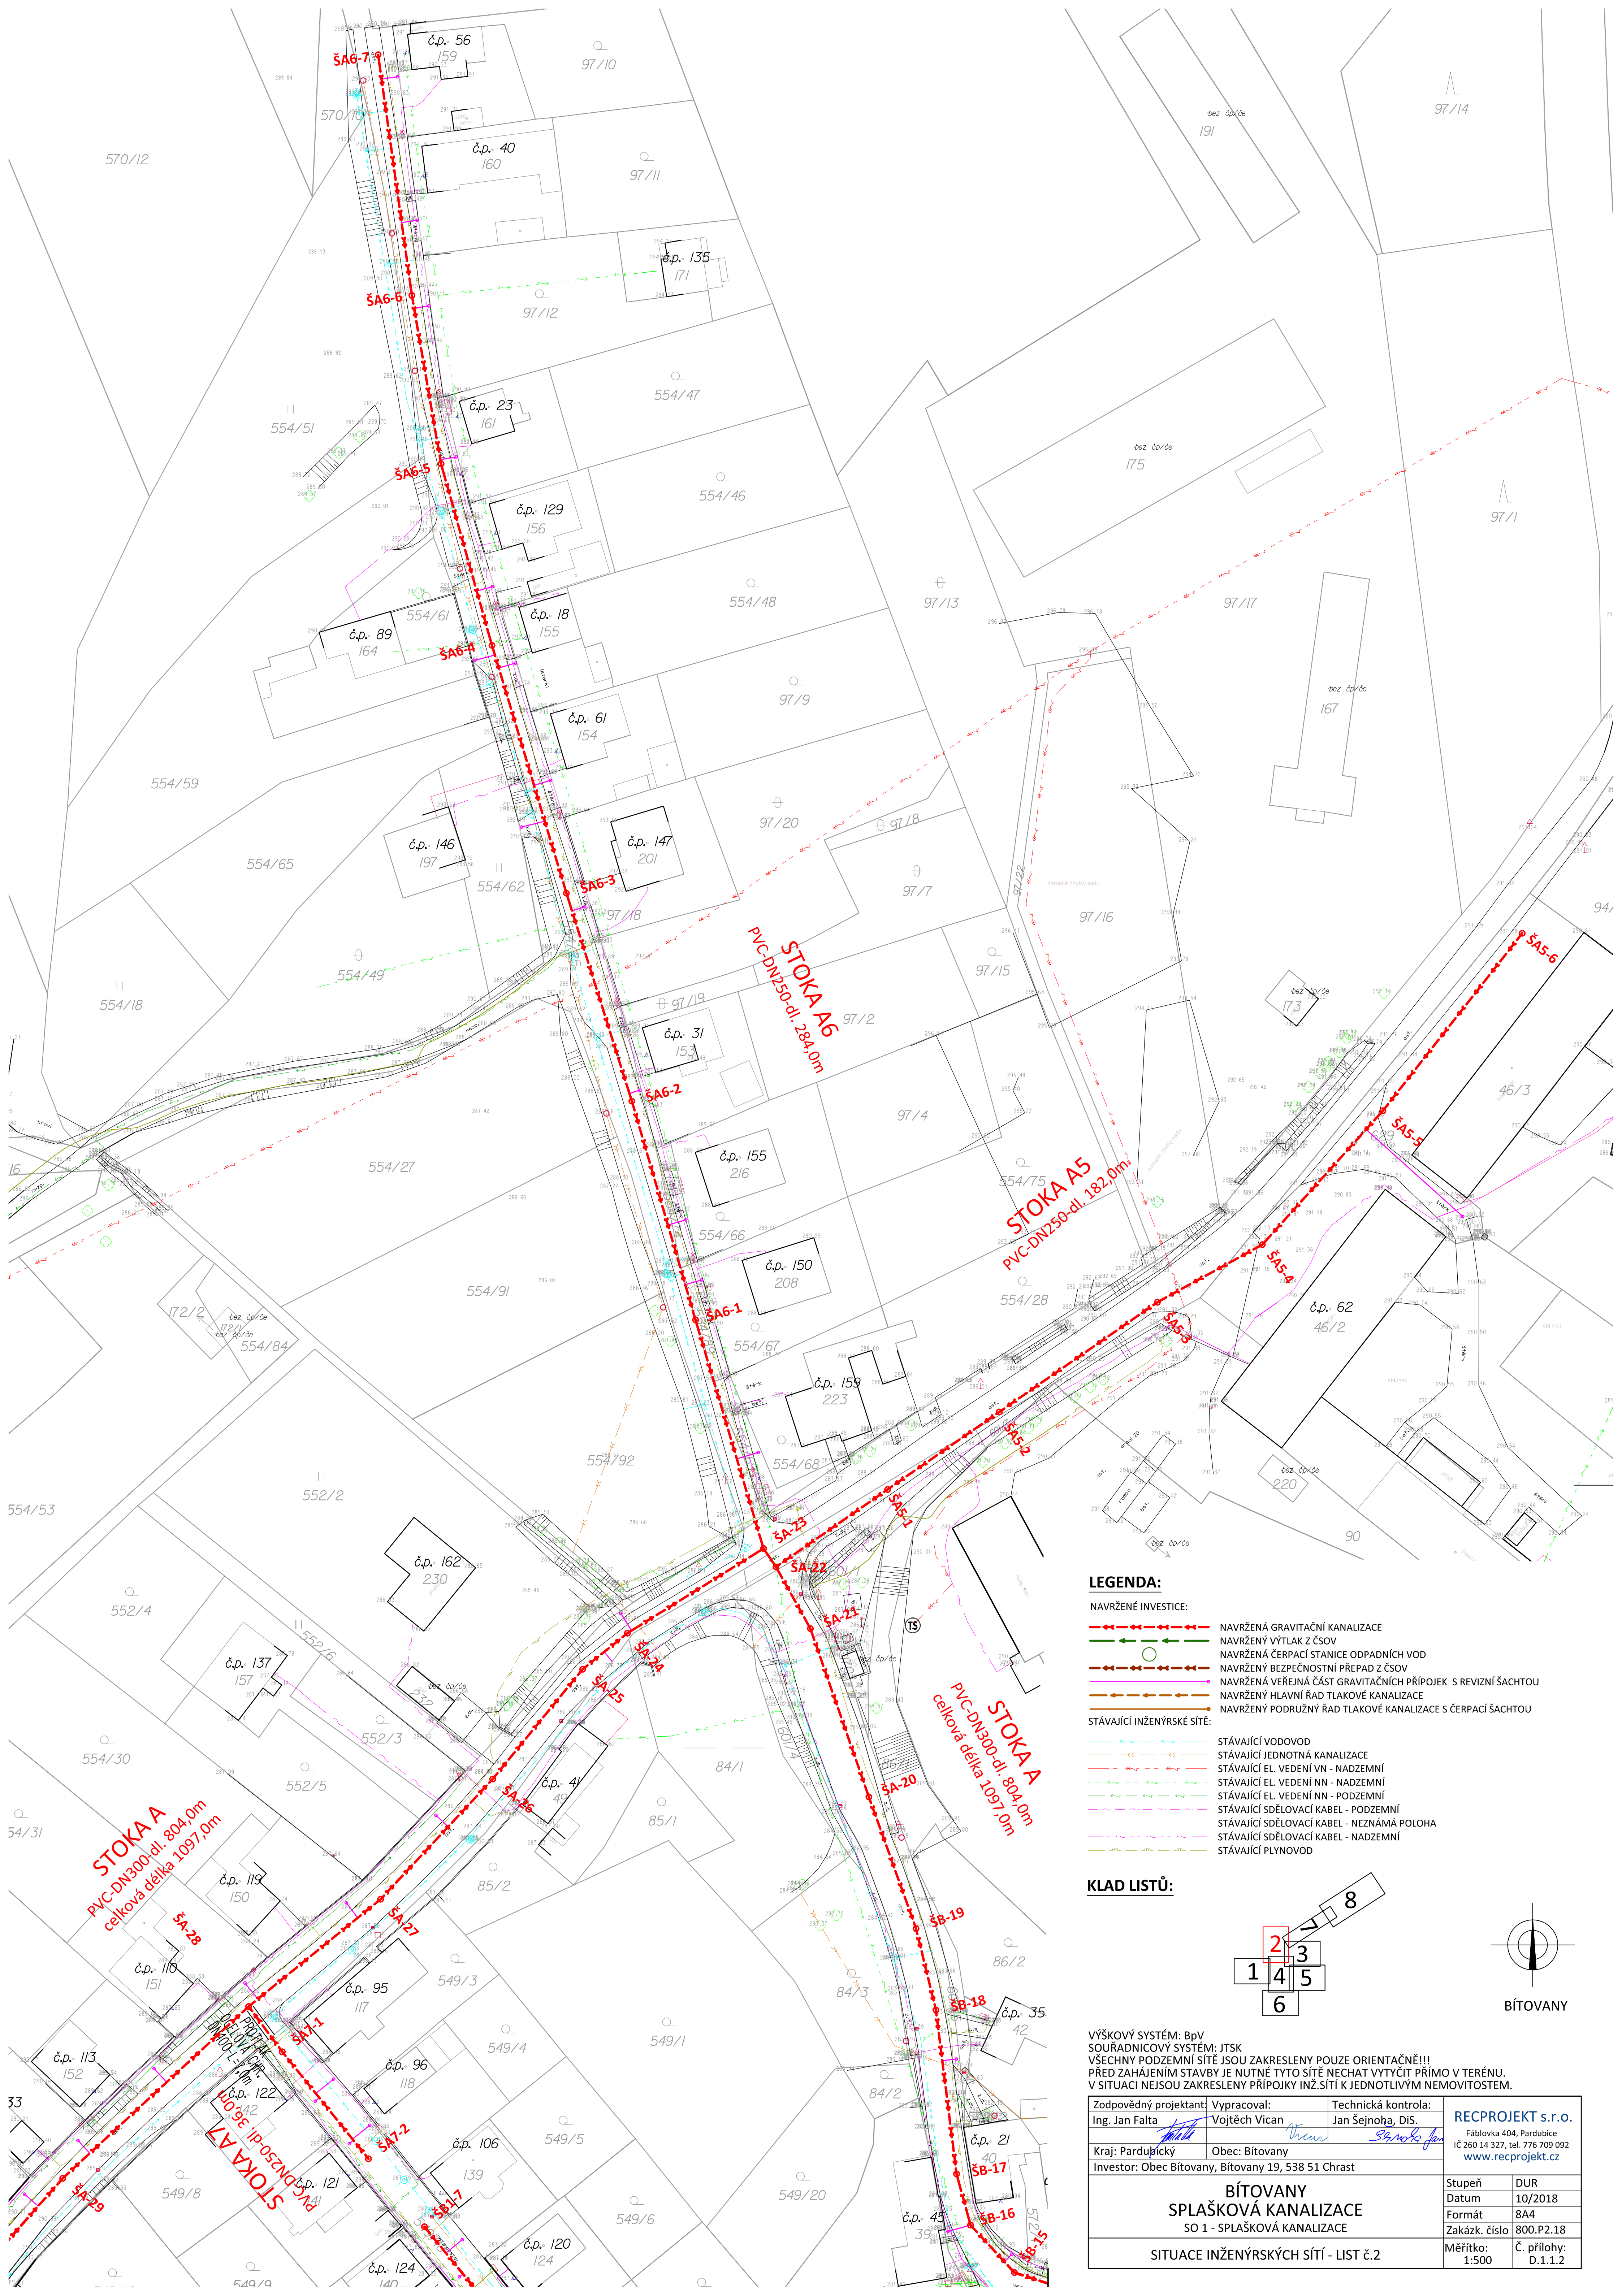

LEGENDA:


NAVRŽENÉ INVESTICE:

- NAVRŽENÁ GRAVITAČNÍ KANALIZACE
- NAVRŽENÝ VÝTLAK Z ČSOV
- NAVRŽENÁ ČERPAČÍ STANICE ODPADNÍCH VOD
- NAVRŽENÝ BEZPEČNOSTNÍ PŘEPAD Z ČSOV
- NAVRŽENÁ VEŘEJNÁ ČÁST GRAVITAČNÍCH PŘÍPOJEK S REVIZNÍ ŠACHTOU
- NAVRŽENÝ HLAVNÍ ŘAD TLAKOVÉ KANALIZACE
- NAVRŽENÝ PODRUŽNÝ ŘAD TLAKOVÉ KANALIZACE S ČERPAČÍ ŠACHTOU

STÁVAJÍCÍ INŽENÝRSKÉ SÍTĚ:

- STÁVAJÍCÍ VODOVOD
- STÁVAJÍCÍ JEDNOTNÁ KANALIZACE
- STÁVAJÍCÍ EL. VEDENÍ VN - NADZEMNÍ
- STÁVAJÍCÍ EL. VEDENÍ NN - NADZEMNÍ
- STÁVAJÍCÍ EL. VEDENÍ NN - PODZEMNÍ
- STÁVAJÍCÍ SĐELOVACÍ KABEL - PODZEMNÍ
- STÁVAJÍCÍ SĐELOVACÍ KABEL - NEZNÁMÁ POLOHA
- STÁVAJÍCÍ SĐELOVACÍ KABEL - NADZEMNÍ
- STÁVAJÍCÍ PLYNOVOD

KLAD LISTŮ:

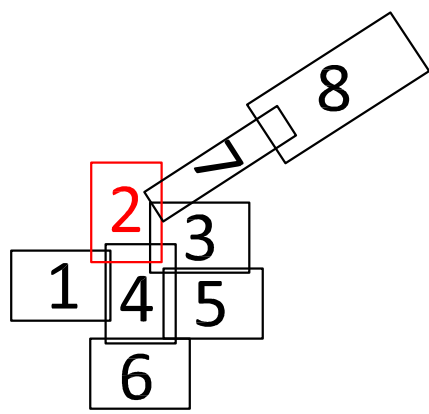

VÝŠKOVÝ SYSTÉM: BpV
SOUŘADNICOVÝ SYSTÉM: JTSK
VŠECHNY PODZEMNÍ SÍTĚ JSOU ZAKRESLENY POUZE ORIENTAČNĚ!!!
PŘED ZAHÁJENÍM STAVBY JE NUTNÉ TYTO SÍTĚ NECHAT VYTÝCIT PŘÍMO V TERÉNU.
V SITUACI NEJSOU ZAKRESLENY PŘÍPOJKY INŽ.SÍTĚ K JEDNOTLIVÝM NEMOVITOSTEM.

Zodpovědný projektant: Ing. Jan Falta	Vypracoval: Vojtěch Vican	Technická kontrola: Jan Šejnoha, DiS.	RECPROJEKT s.r.o. Fáblovka 404, Pardubice IČ 260 14 327, tel. 776 709 092 www.recprojekt.cz
Kraj: Pardubický	Obec: Bítovany	Investor: Obec Bítovany, Bítovany 19, 538 51 Chrást	
BÍTOVANY SPLAŠKOVÁ KANALIZACE SO 1 - SPLAŠKOVÁ KANALIZACE			Stupeň: DUR
SITUACE INŽENÝRSKÝCH SÍTÍ - LIST č.2			Datum: 10/2018
			Formát: A4
			Zakázk. číslo: 800.P2.18
			Měřítko: 1:500
			Č. přílohy: D.1.1.2