


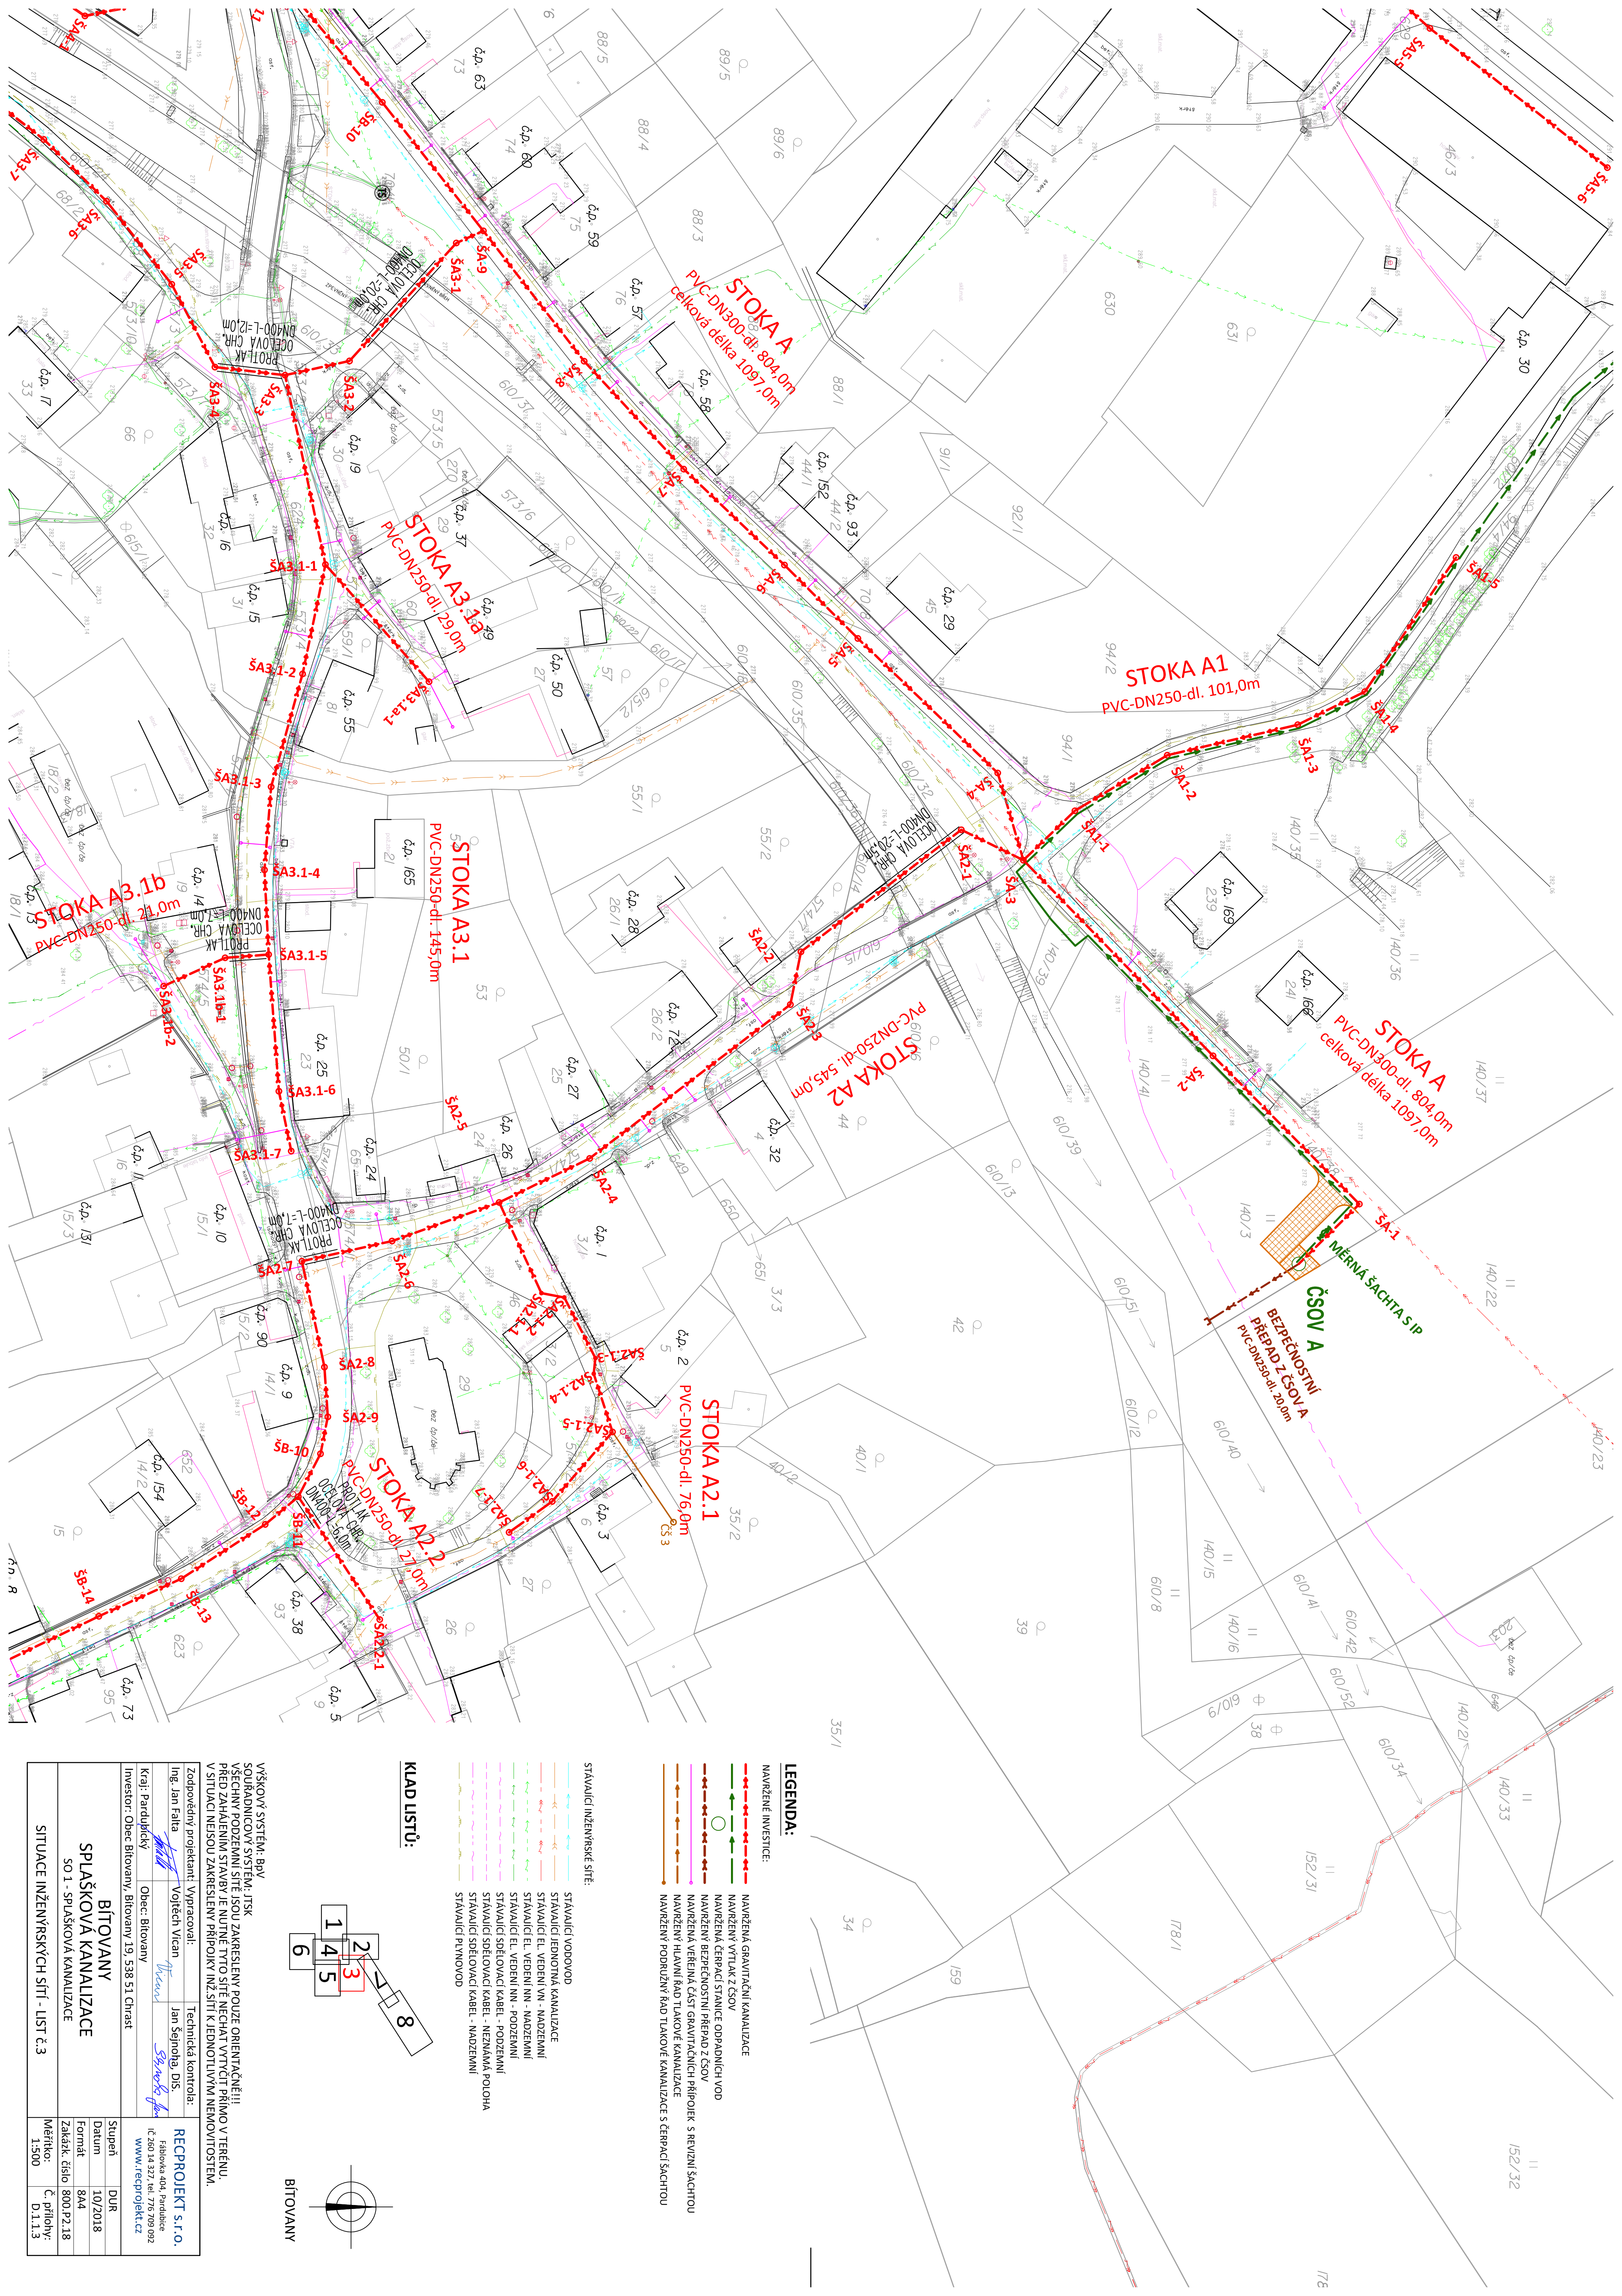

VÝŠKOVÝ SYSTÉM: BÚV SOUJEDNICOVÝ SYSTÉM: JTSK VŠECHNÝ PODZEMNÍ SYSTÉM JE NUTNÉ TYTO SÍŤE NECHAT VYTÝČIT PŘÍMŮ V TERÉNU. V SÍTLACI NESOU ZAKRESLENY PŘÍPOJKY INŽ.SÍTÍ K JEDNOTLIVÝM NEMOUITOSTEM.	
Zodpovědný projektant: Vyracoval: Ing. Jan Falta Kraj: Pardubický Obec: Bítovany Investor: Obec Bítovany, Bítovany 19 538 51 Chrást	
Technická kontrola: Jan Šejnopa, DiS. RECROJEKT S.R.O. Fabrika 404, Pardubice iČ 260 14 327, tel. 776 709 092 www.recrojekt.cz	
Stupeň: DUR Datum: 10/2018 Formát: A4 Zakáz. číslo: 800 P2.18 Měřítko: 1:500 Č. přílohy: D.1.1.3	
SITUACE INŽENYRSKÝCH SÍTÍ - LIST č.3	

KLAD LISTŮ:

1 2 3 4 5 6 7 8

BÍTOVANY

LEGENDA:

NAVRŽENÉ INVESTICE:

- NAVRŽENÁ GRAVITAČNÍ KANALIZACE
- NAVRŽENÝ VTLAK Z ČSOV
- NAVRŽENÁ ČERPAČÍ STANICE ODPADNÍCH VOD
- NAVRŽENÝ BEZPEČNOSTNÍ PŘEPAD Z ČSOV
- NAVRŽENÁ VĚŘENÁ ČÁST GRAVITAČNÍCH PŘÍPOJEK S REVIZNÍ ŠACHTOU
- NAVRŽENÝ HLAVNÍ ŘÁD TLAKOVÉ KANALIZACE
- NAVRŽENÝ PODRULNÝ ŘÁD TLAKOVÉ KANALIZACE S ČERPAČÍ ŠACHTOU

STÁVAJÍCÍ INŽENYRSKÉ SÍŤE:

- STÁVAJÍCÍ VODOVOD
- STÁVAJÍCÍ JEDNOTNÁ KANALIZACE
- STÁVAJÍCÍ EL. VEDENÍ VN - NADZEMNÍ
- STÁVAJÍCÍ EL. VEDENÍ NN - NADZEMNÍ
- STÁVAJÍCÍ EL. VEDENÍ NN - PODZEMNÍ
- STÁVAJÍCÍ SOLEDOVACÍ KABEL - PODZEMNÍ
- STÁVAJÍCÍ SOLEDOVACÍ KABEL - NEZNÁMÁ POLOHA
- STÁVAJÍCÍ SOLEDOVACÍ KABEL - NADZEMNÍ
- STÁVAJÍCÍ PLYNOVOD